

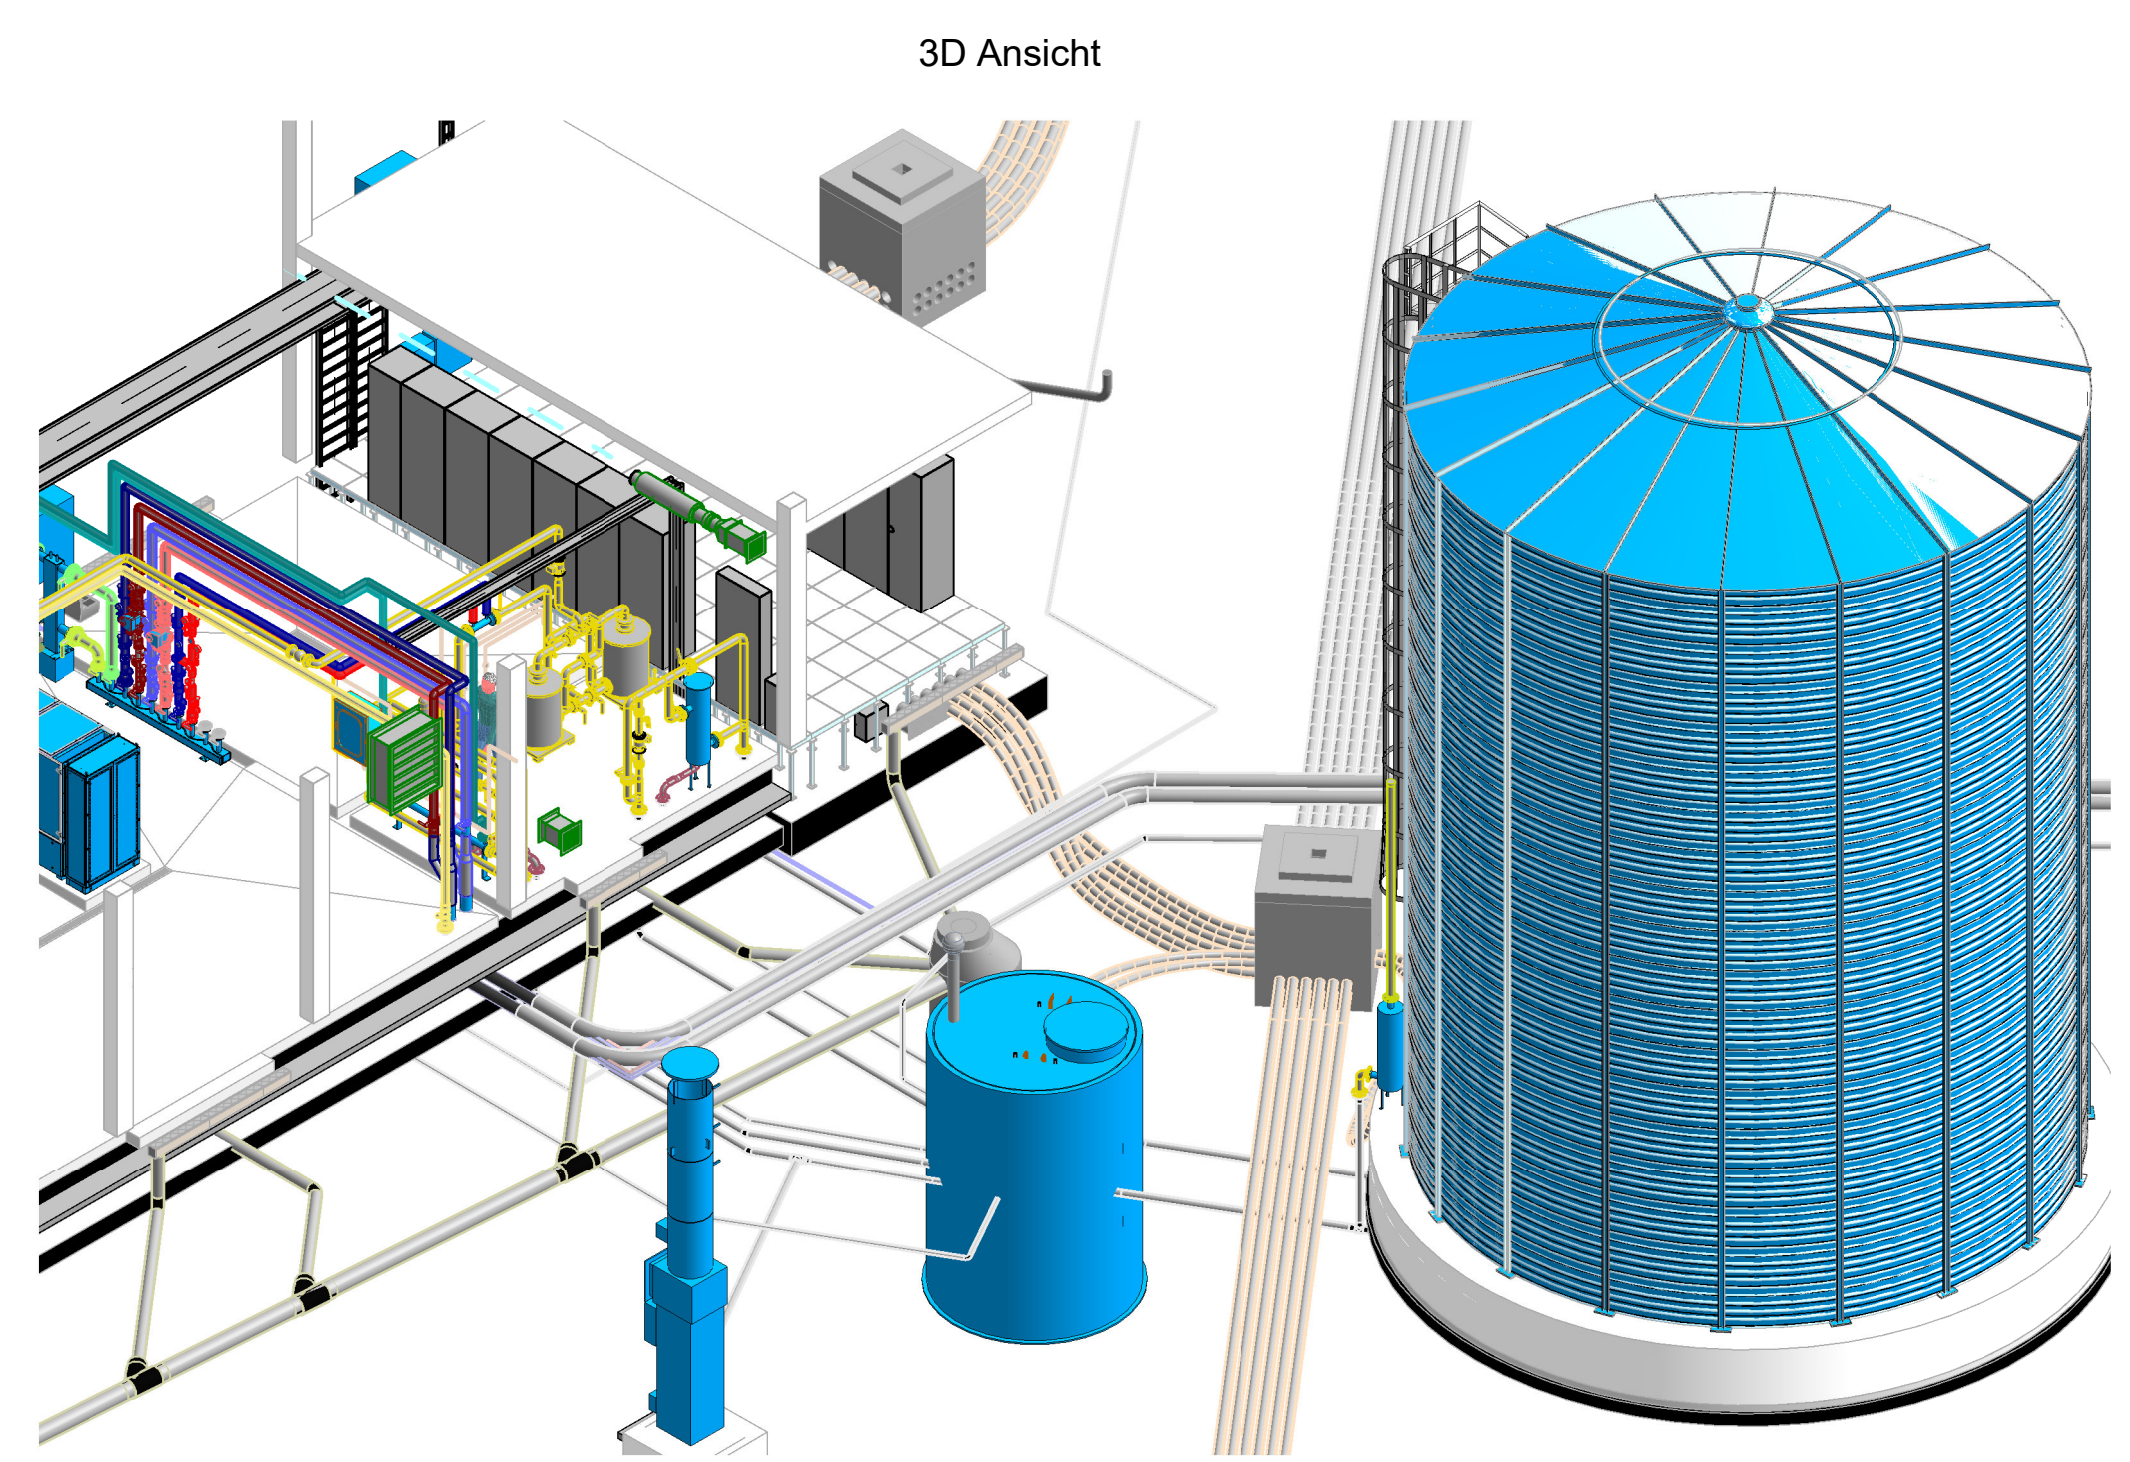


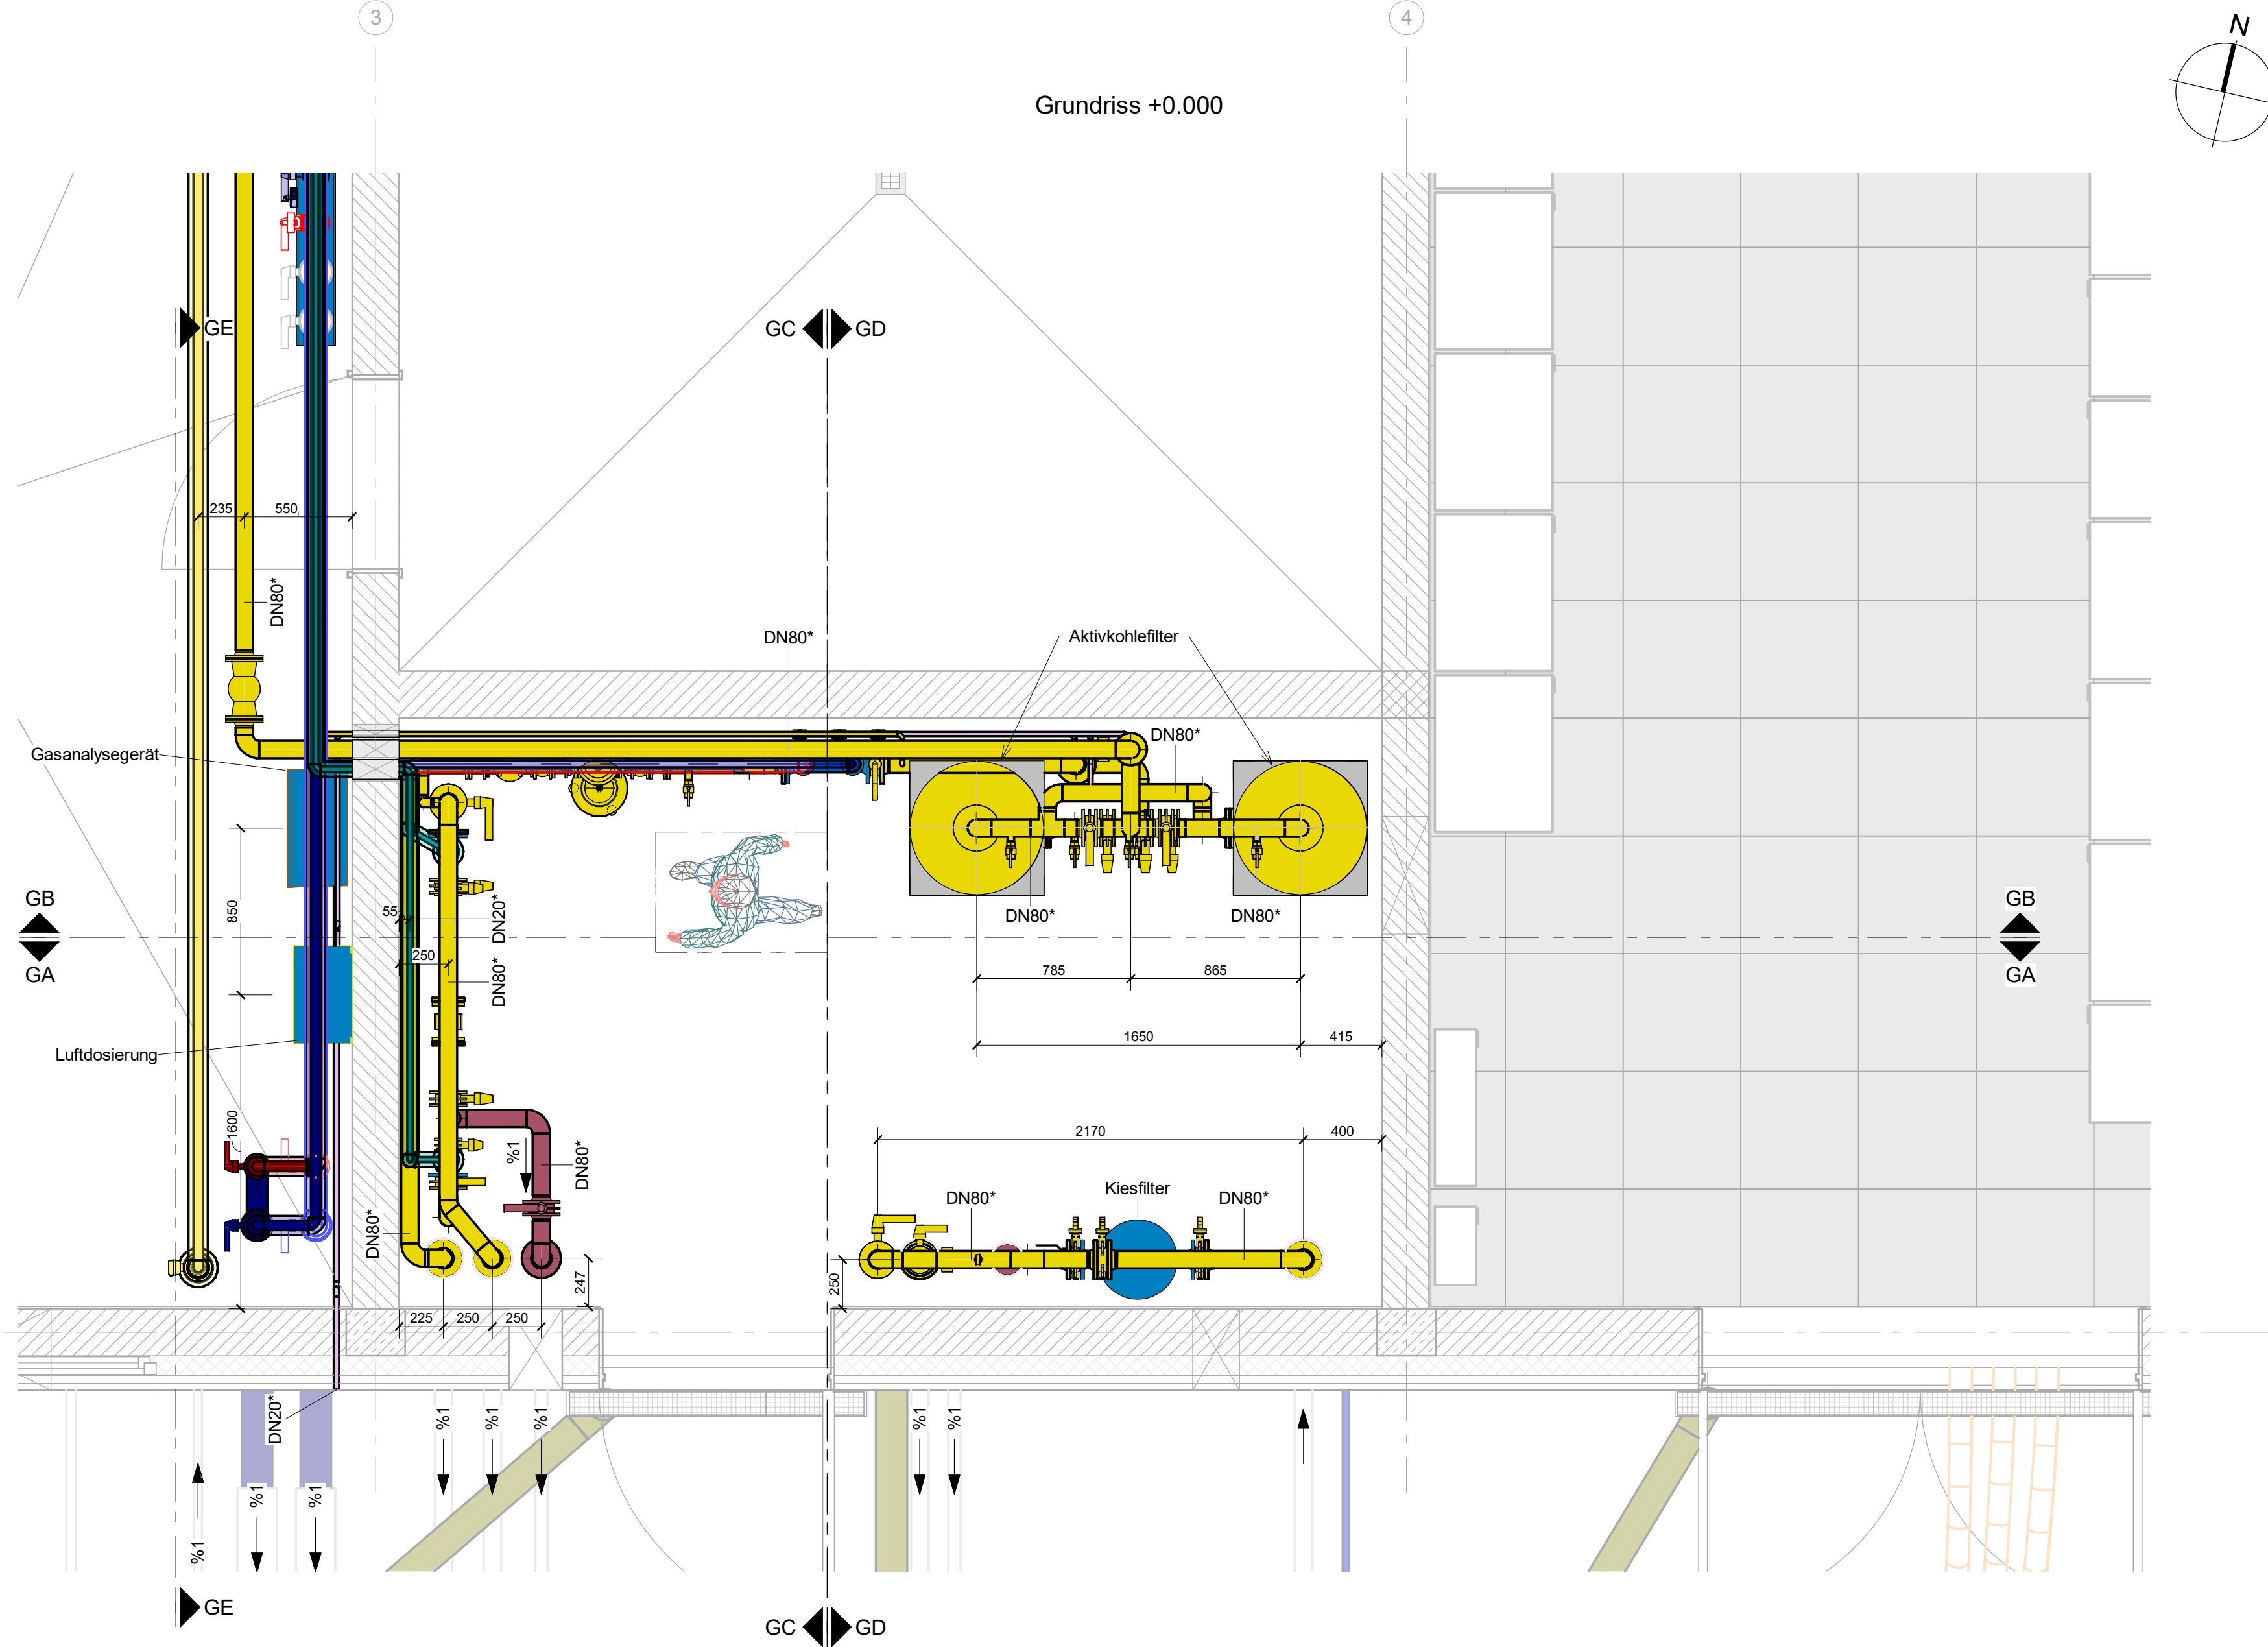

- Legende :
- Faulgas
 - Erdgas
 - HW-Gaswärmung-Vorlauf
 - HW-Gaswärmung-Rücklauf
 - Umgebungsluft
 - Messgas
 - Notlüftung
 - Kühlwasser -Rücklauf
 - Kühlwasser -Vorlauf
 - Luftdosierleitung
 - Kondensat
 - Los-1
 - DN- XX* Edelstahl 1.4404
- Ausführung Edelstahlrohrleitungen PN10, wenn nicht anders beschrieben

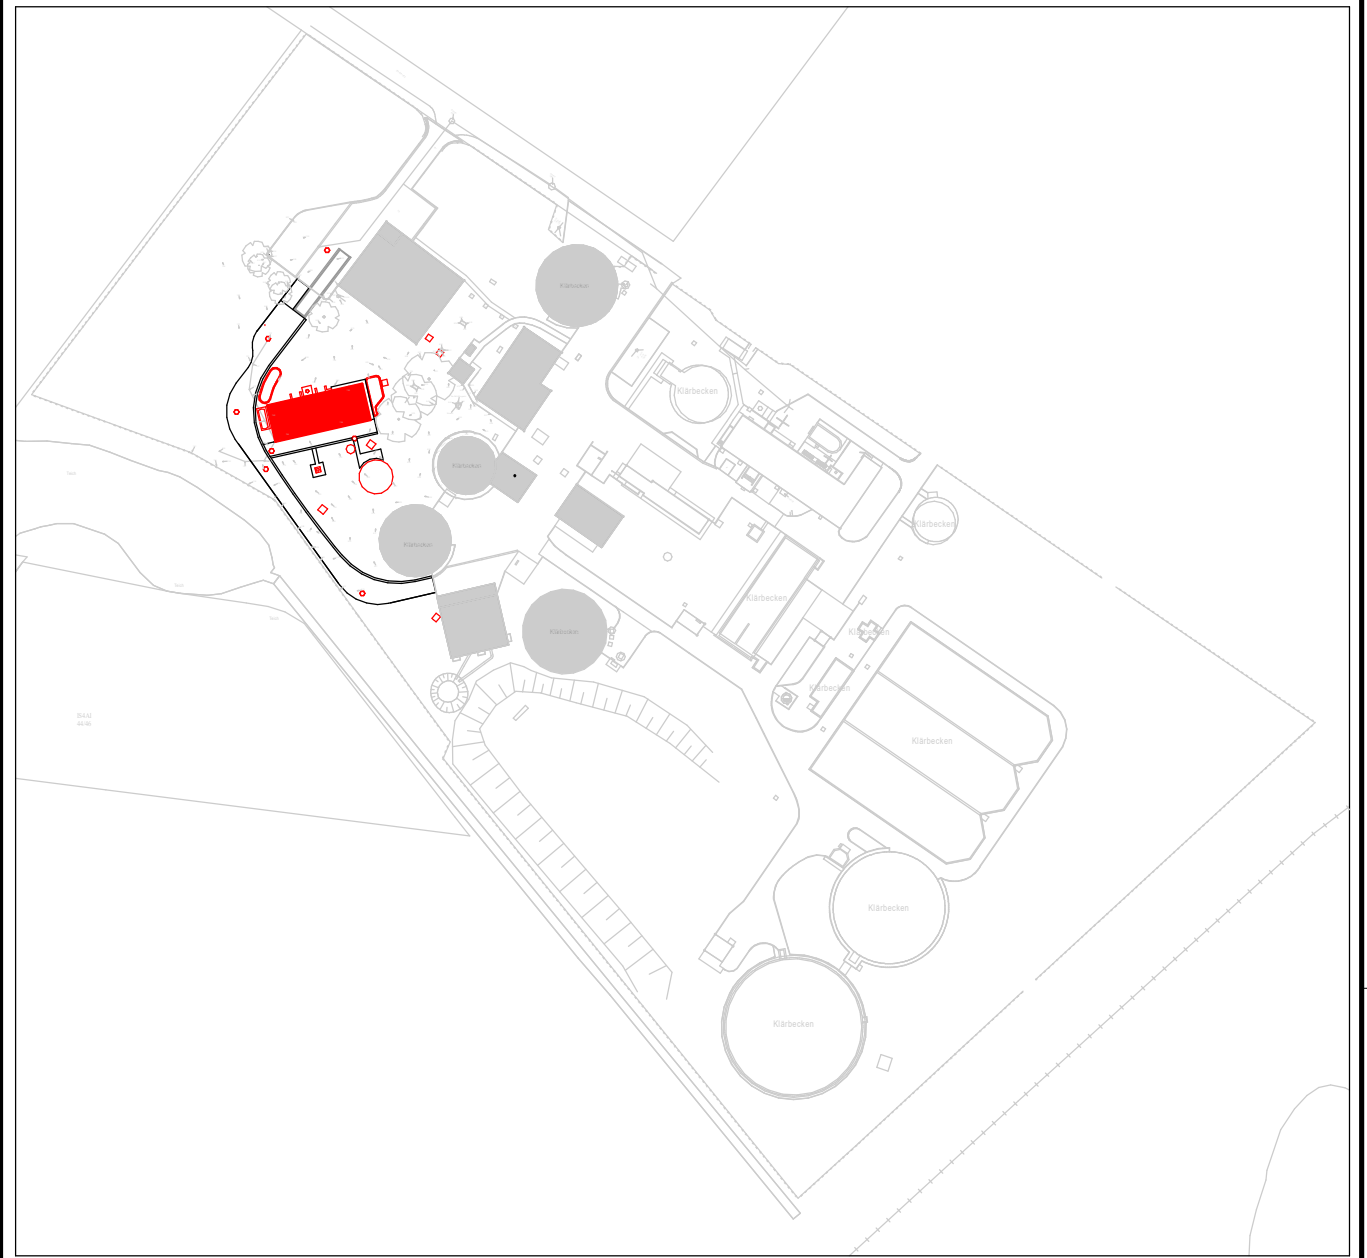

Übersicht ohne Maßstab

0 0.25 0.5 1.0 2.0 2.5 m
1:25

Verweis Index
Änderungshinweis
siehe Vermerk
aktueller Index

Alle Angaben und Maße sind am Bau zu prüfen!

± 0.00 OKFFB EG = +8.10 m NHN

Index	Änderung	gez. / bearb.	geprüft	Datum

Stadt Achim
Oberstraße 38
28832 Achim

Tel.: 04202 - 9160-0
Fax: 04202 - 9160-299

Projekt
Neubau Energiezentrum KA Achim

Darstellung
**Gasraum
Grundriss und 3D Ansicht**

Leistungsphase
Ausführungsplanung

BORN ERMEL Ingenieure

Dr. Born - Dr. Ermel GmbH
Achim
Finienweg 7 · 28832 Achim
Tel. (04202) 758-0
Fax (04202) 758-500
achim@born-ermel.de · www.born-ermel.de

Maßstab
1 : 25

Datum
gez. 24.11.2024 KY
bearb. 24.11.2024 WA
Freigabe 25.11.2024 BD

Dat.: siehe linken Planrand
Originalgröße: (594mm x 841mm)

Zeichnungs-Nr.
0876042-05-M-001