



N:\Projekte\g08876042\05\CAD\Revit

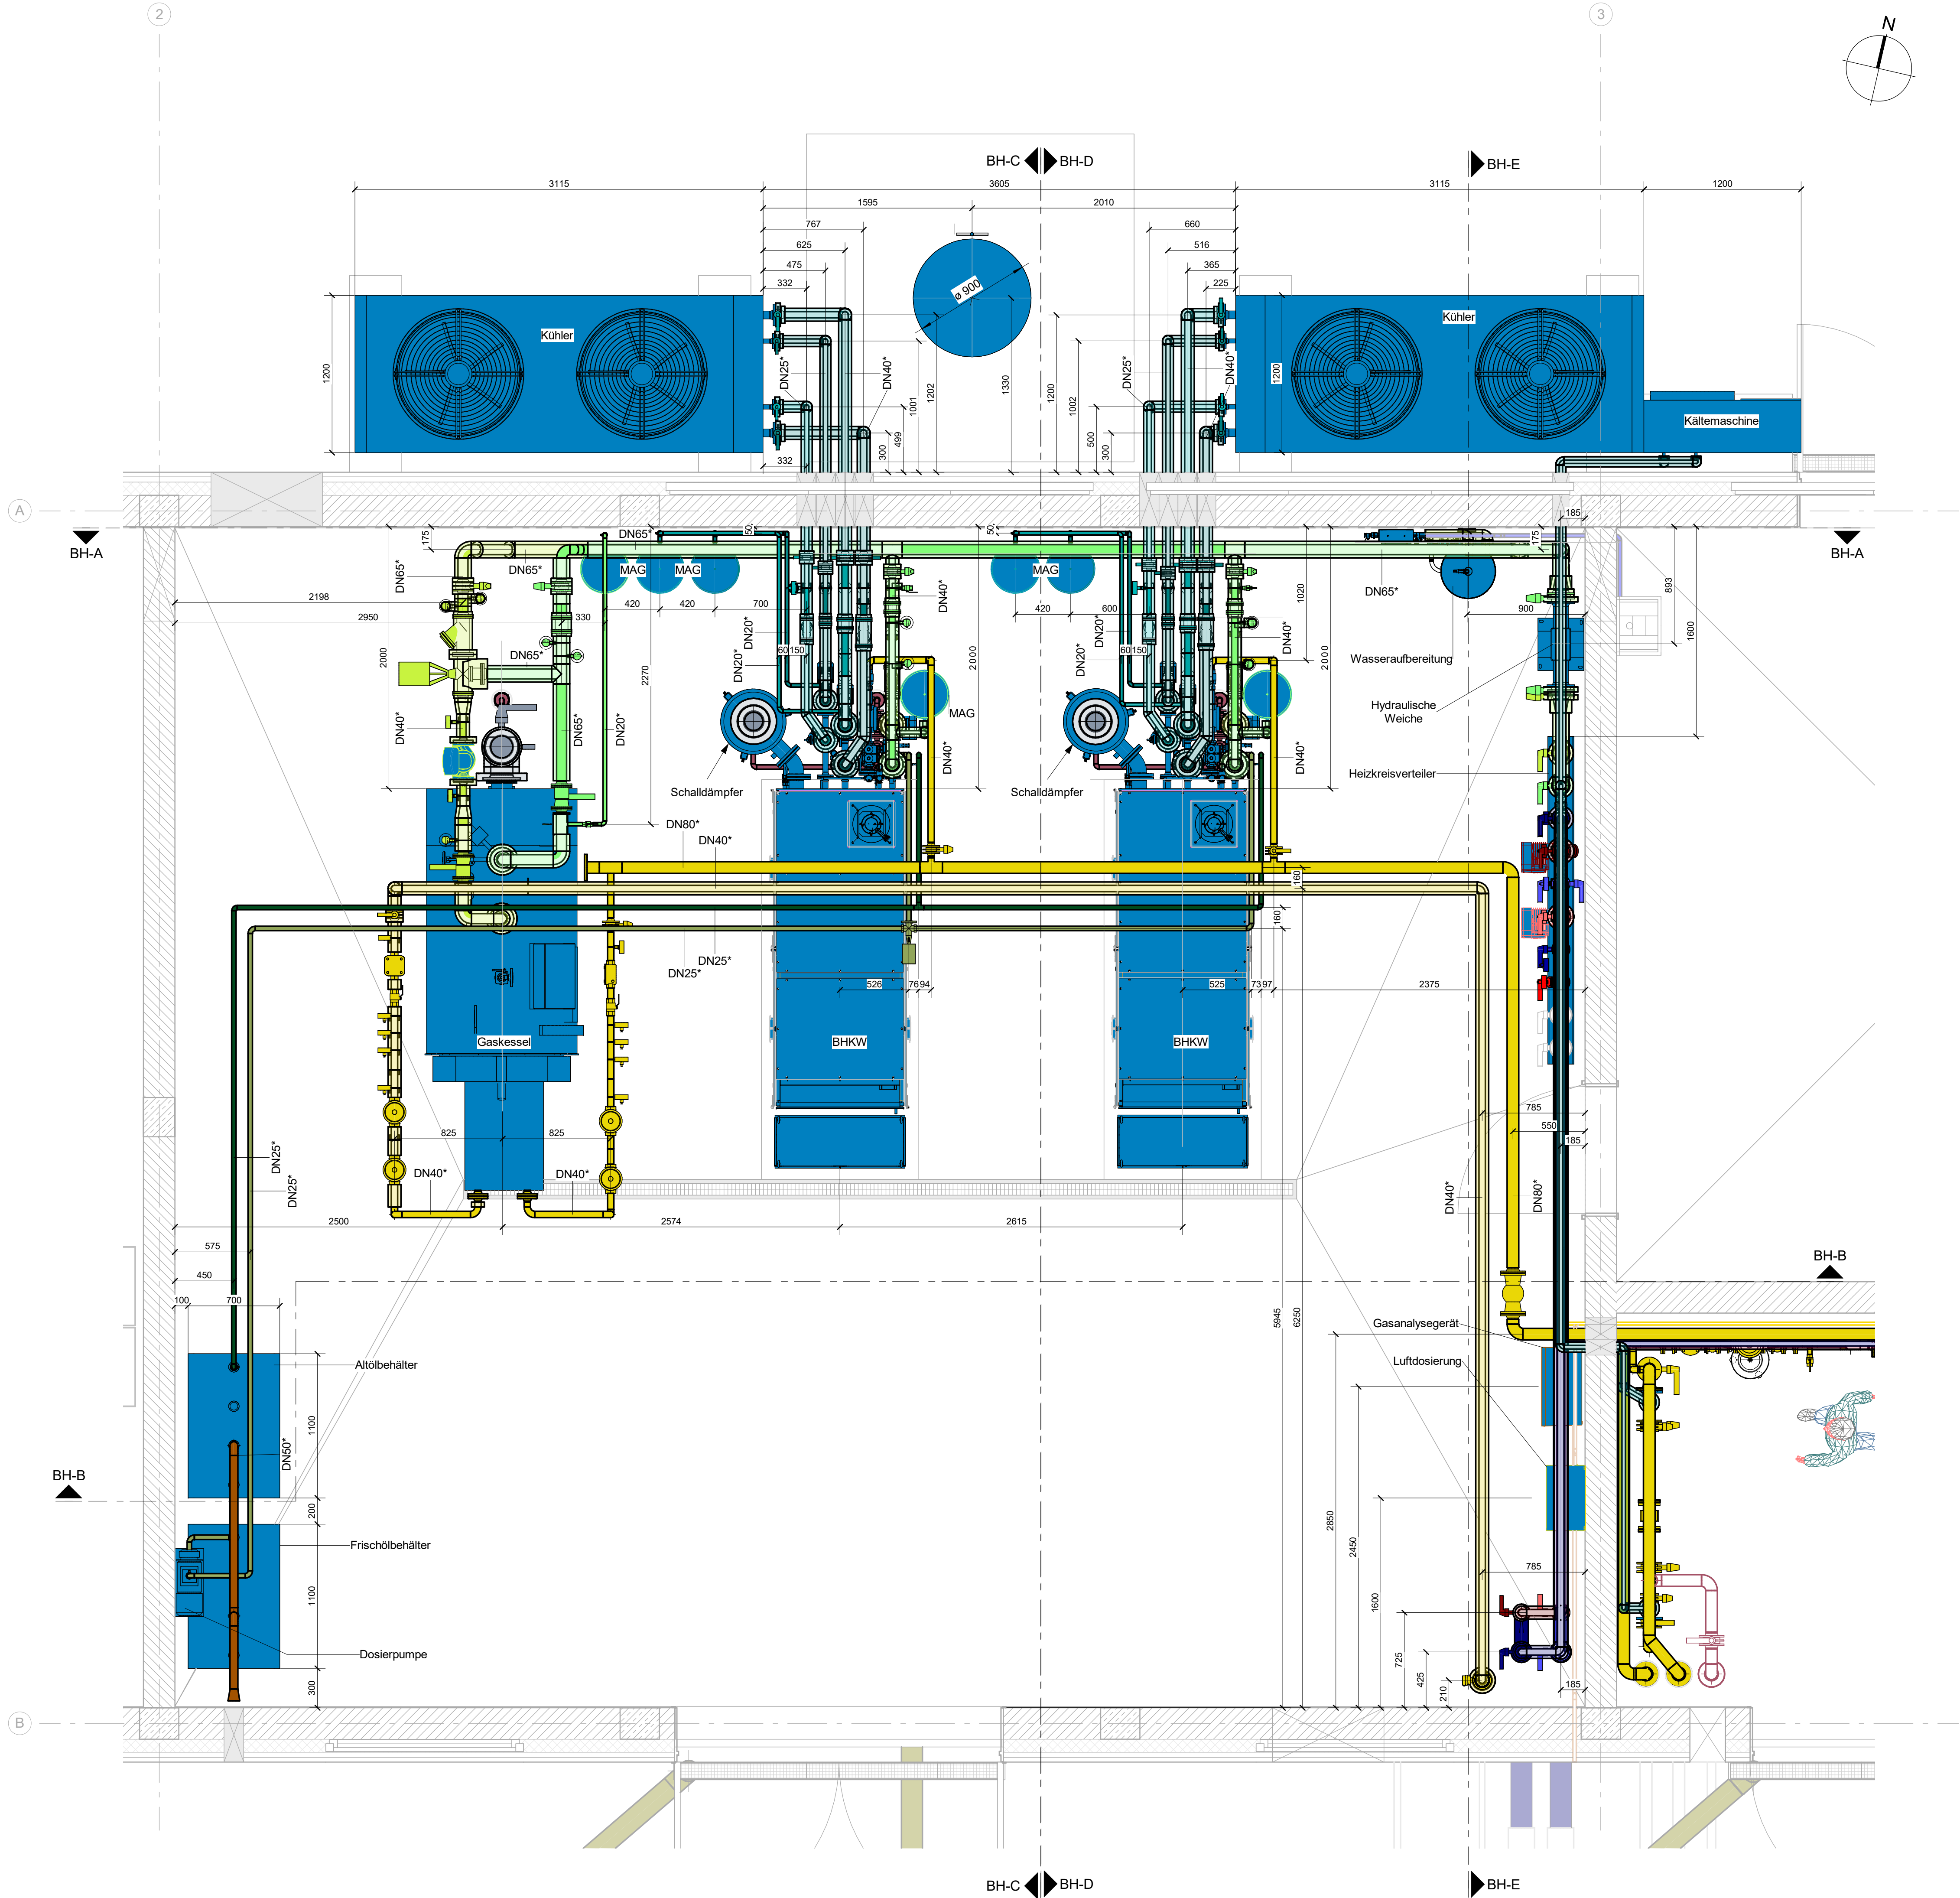

Legende

	Faulgas		Heizkreis Betriebsgebäude Vor.
	Erdgas		Heizkreis Betriebsgebäude Rück.
	Altöl		Faulturm-Vor.
	Maschinöl		Faulturm-Rück.
	Heizkreis BHKW Vor.		Gaswärmung-Vor.
	Heizkreis BHKW Rück.		Gaswärmung-Rück.
	Notkühlung-Vor.		Abgas
	Notkühlung-Rück.		Kondensat
	Gemischkühlung-Vor.		Los-1
	Gemischkühlung-Rück.		DN- XX * Stahl, PH 235 GH

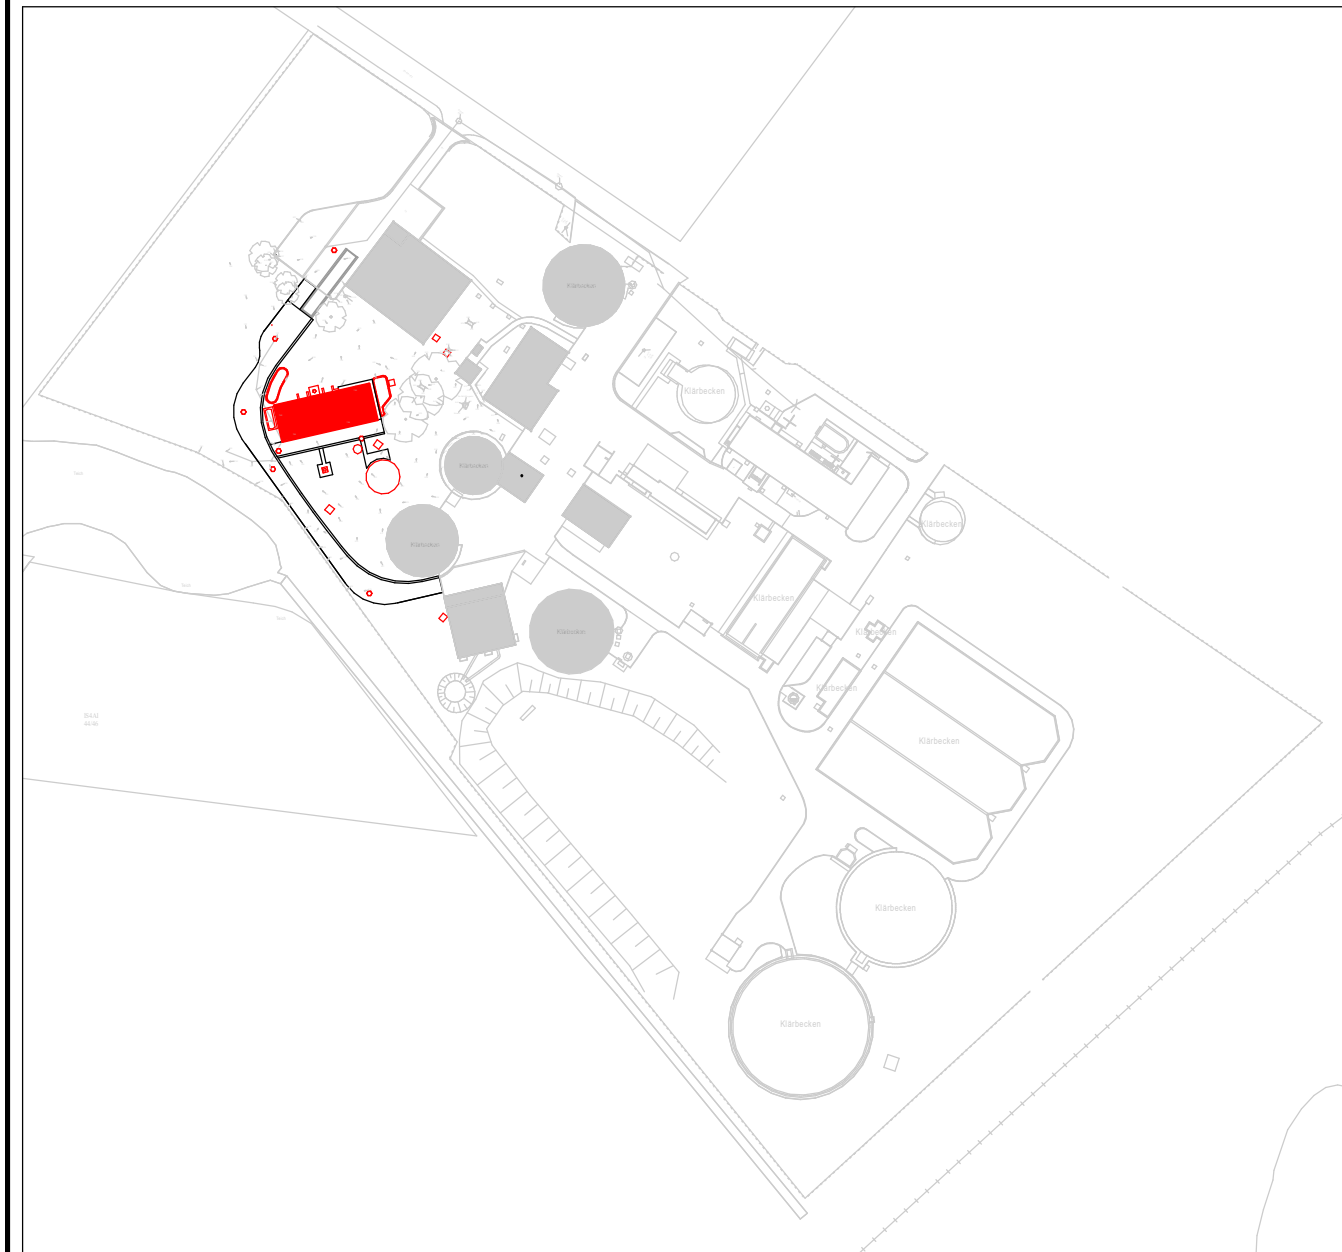

Übersicht ohne Maßstab

0 0.25 0.5 1.0 2.0 2.5 m
1:25

Verweis Index

Änderungshinweis
siehe Vermerk
aktueller Index

Alle Angaben und Maße sind am Bau zu prüfen!

± 0.00 OKFFB EG = +8.10 m NHN

Index	Änderung	gez. / bearb.	geprüft	Datum

Stadt Achim
Oberstraße 38
28832 Achim
Tel.: 04202 - 9160-0
Fax: 04202 - 9160-299

Projekt
Neubau Energiezentrum KA Achim

Darstellung
**BHKW
Grundriss**

Leistungsphase
Ausführungsplanung

BORN | ERMEL | Ingenieure
Dr. Born - Dr. Ermel GmbH
Finienweg 7 · 28832 Achim
Tel. (04202) 758-0 · Fax (04202) 758-500
be@born-ermel.de · www.born-ermel.de

Maßstab 1 : 25	Datum 24.11.2024	Name KY
Datel: siehe linken Planrand	Originalgröße: (594mm x 841mm)	geprüft 25.11.2024 BD
Zeichnungs-Nr. 0876042-05-M-006		