


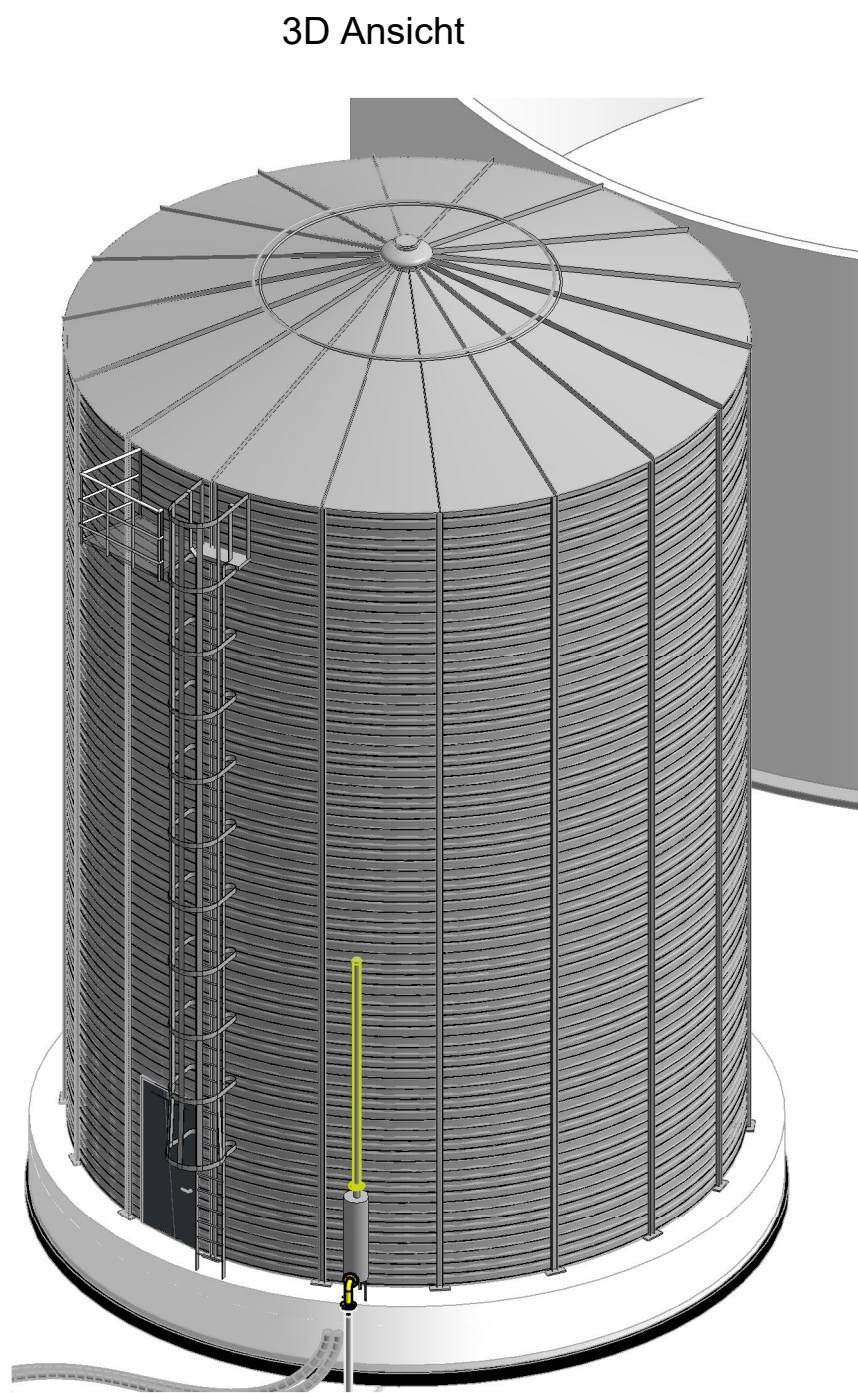
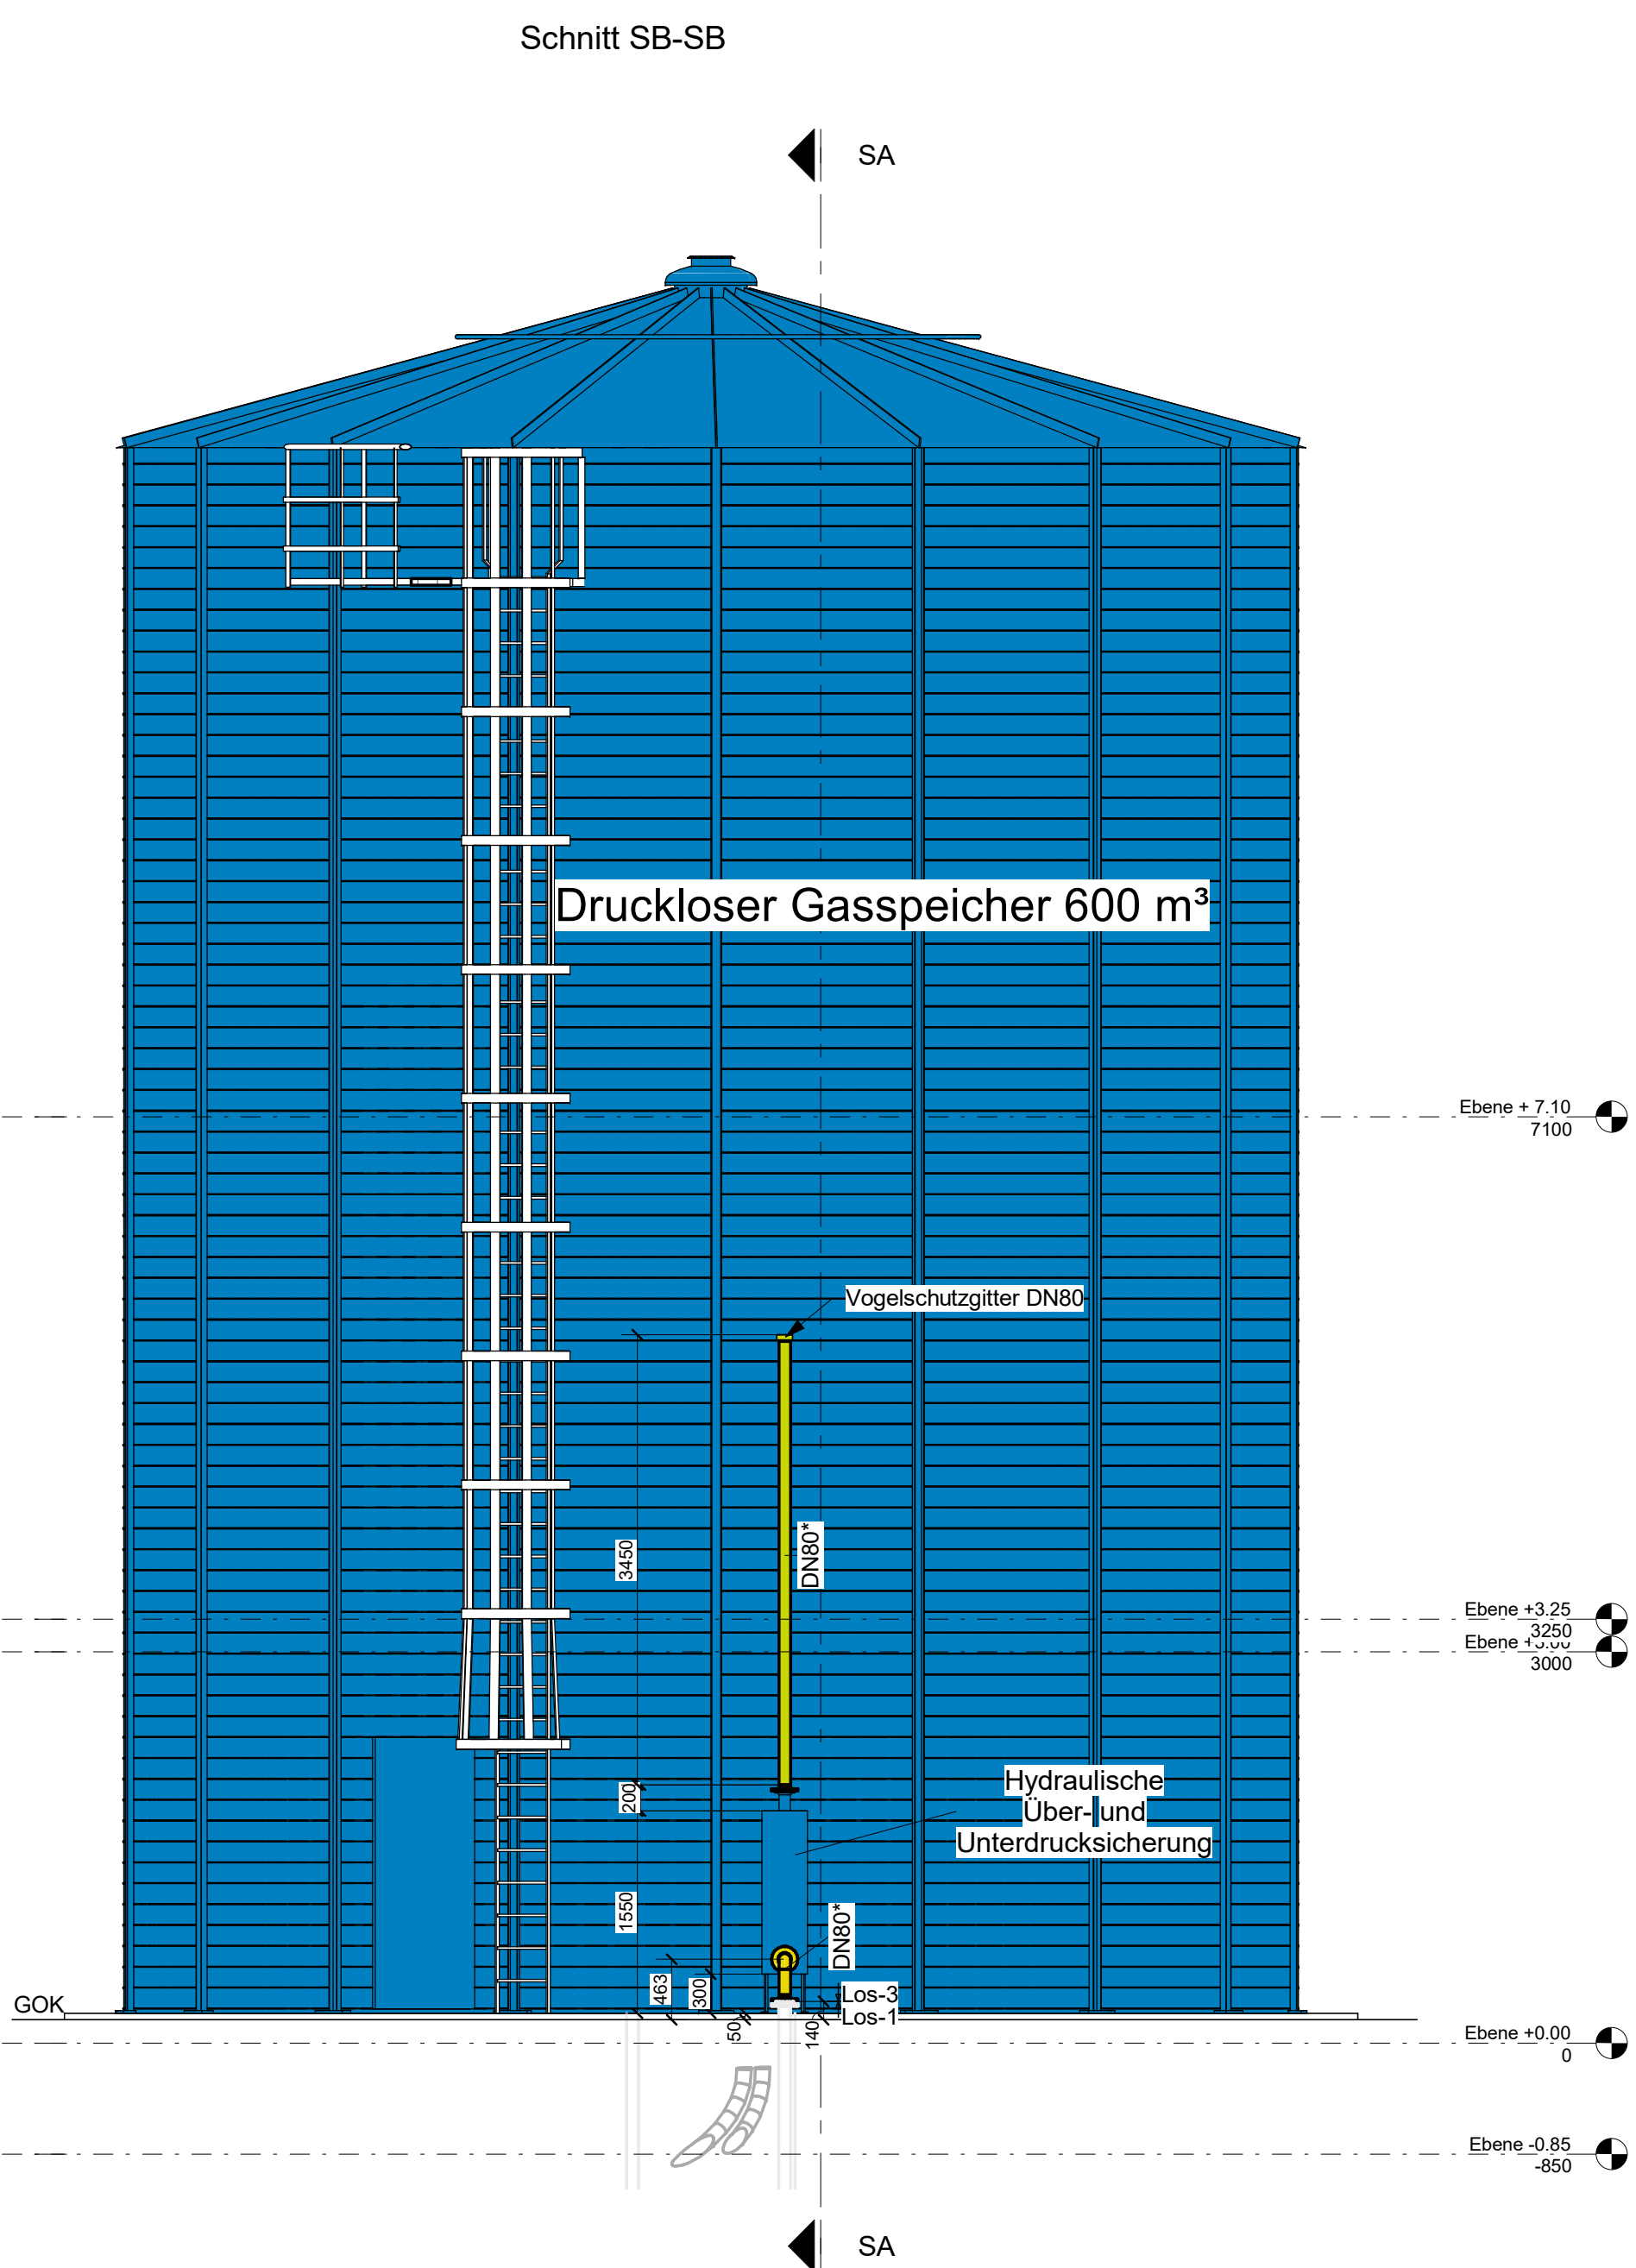


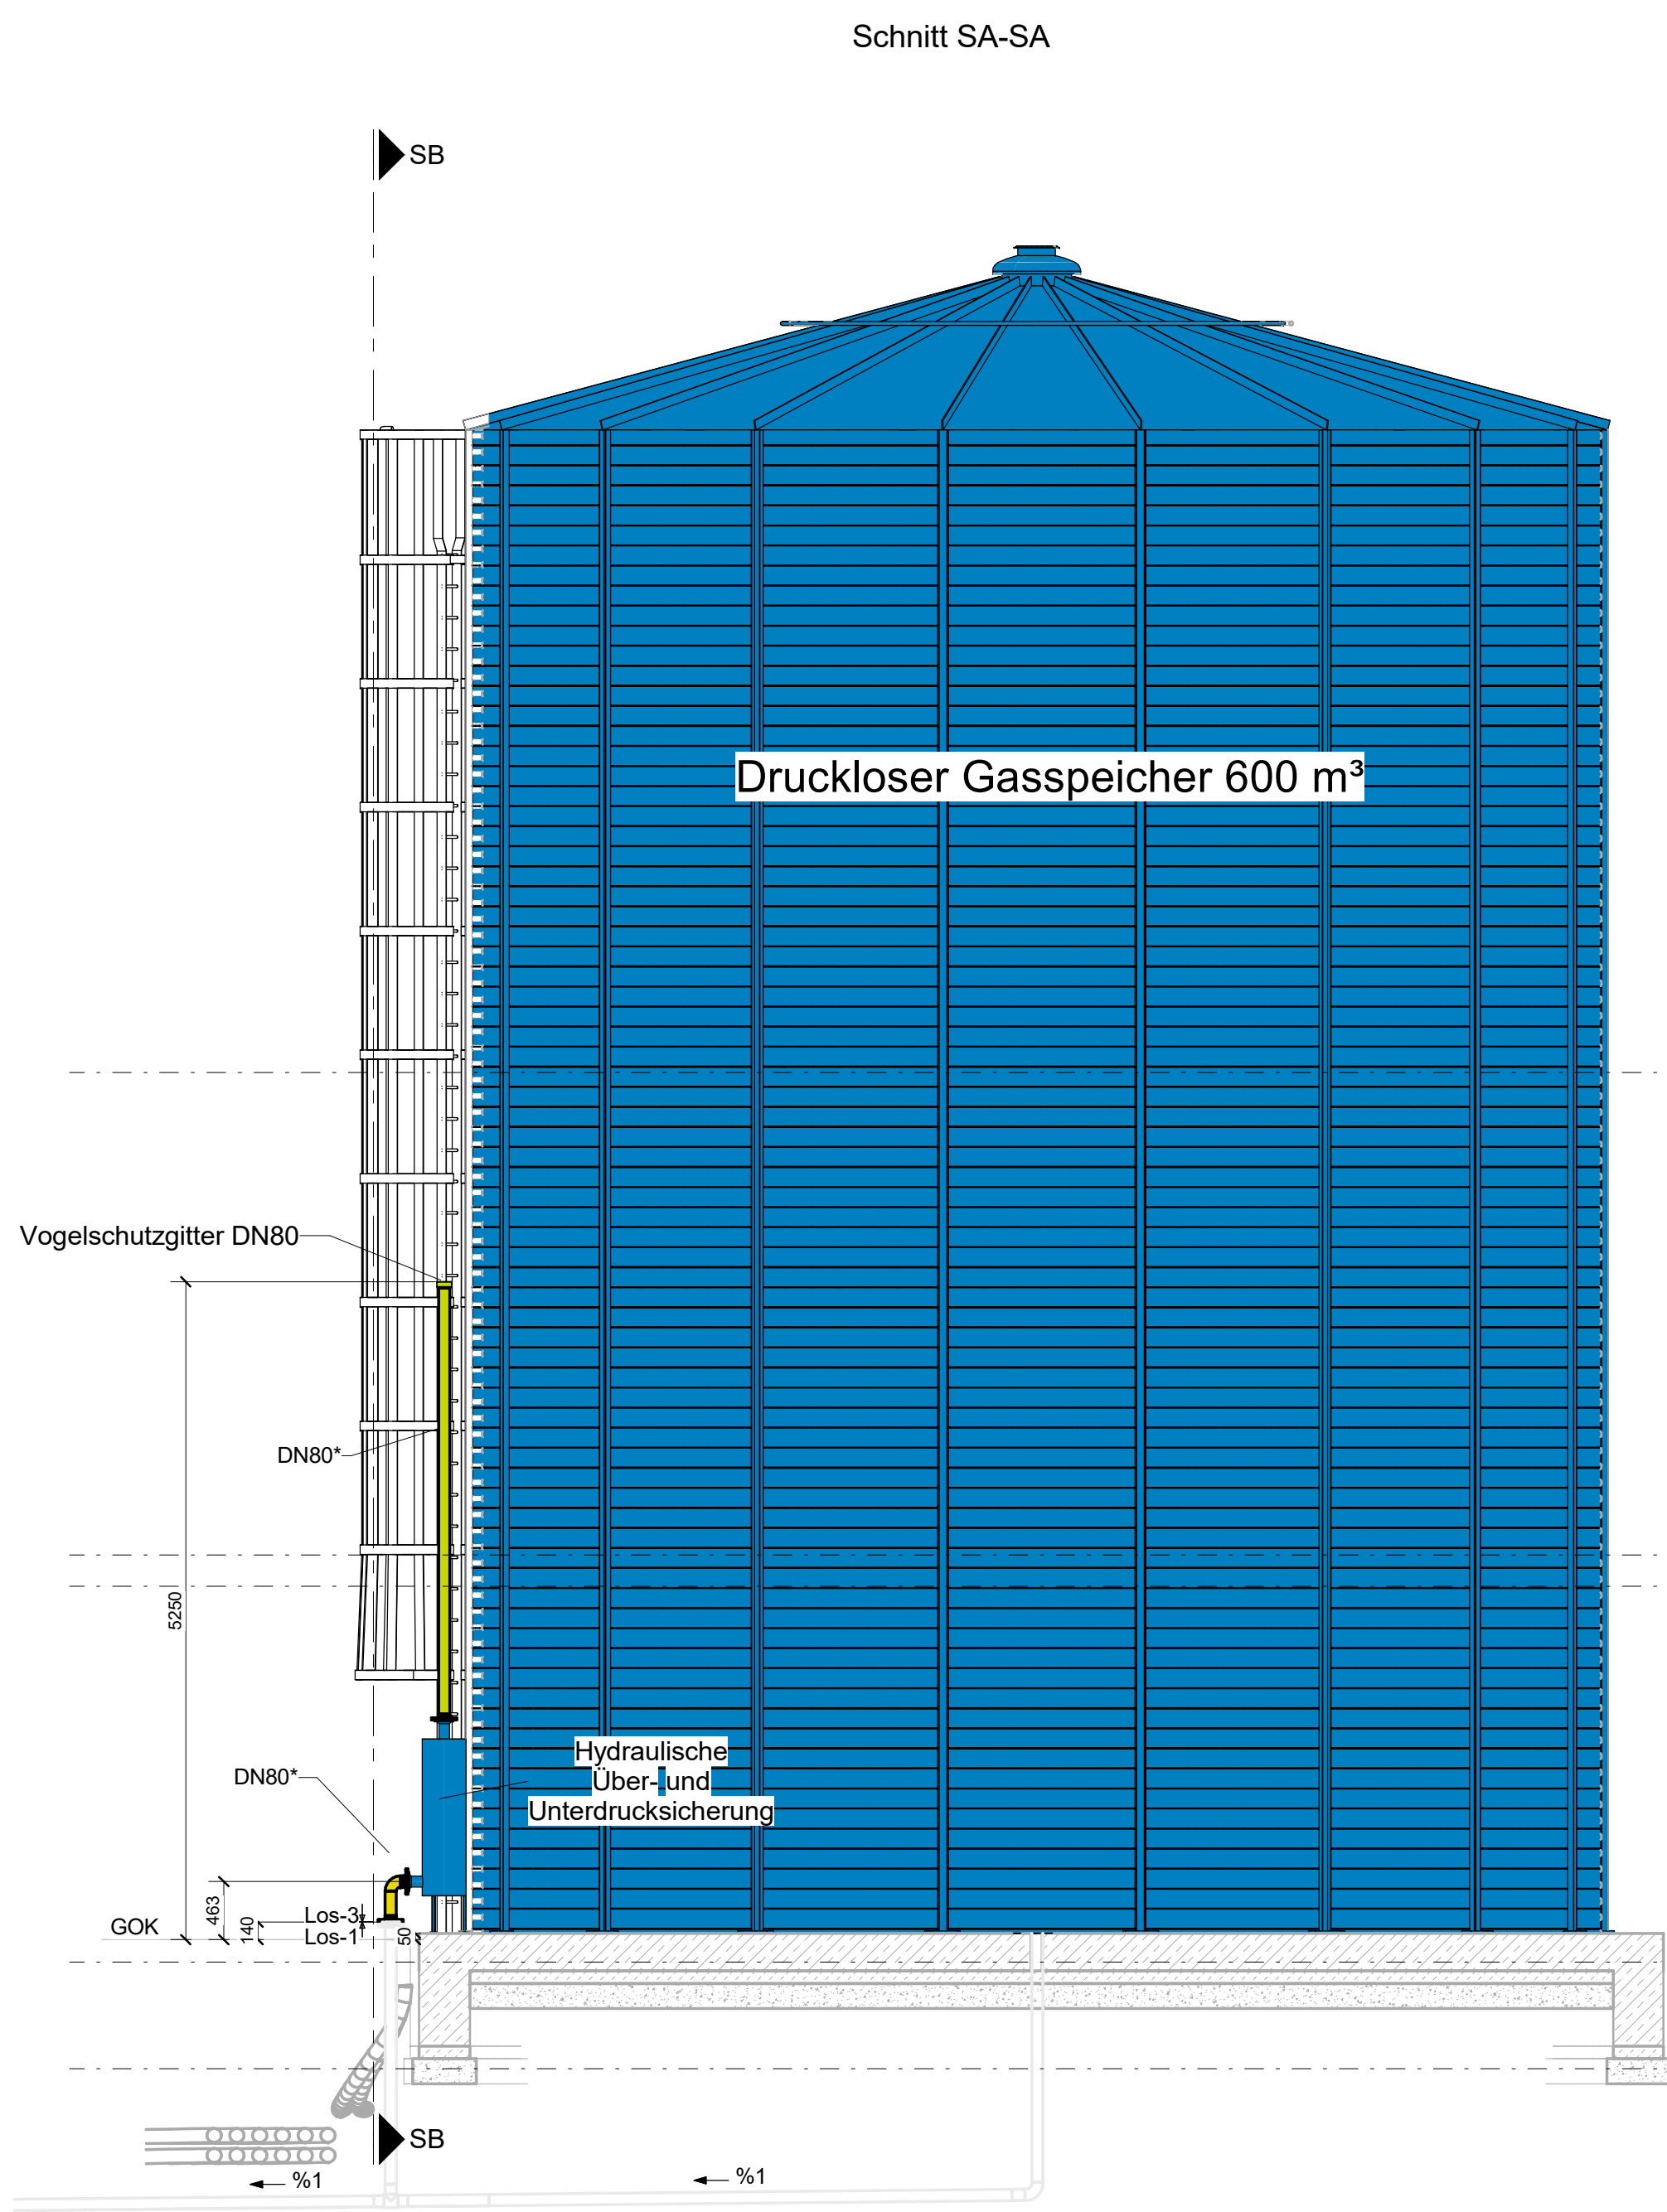

- Legende
- Faulgas
 - Abblaseleitung
 - Los-1
 - DN-XX* Stahl, PH 235 GH (1.0345)

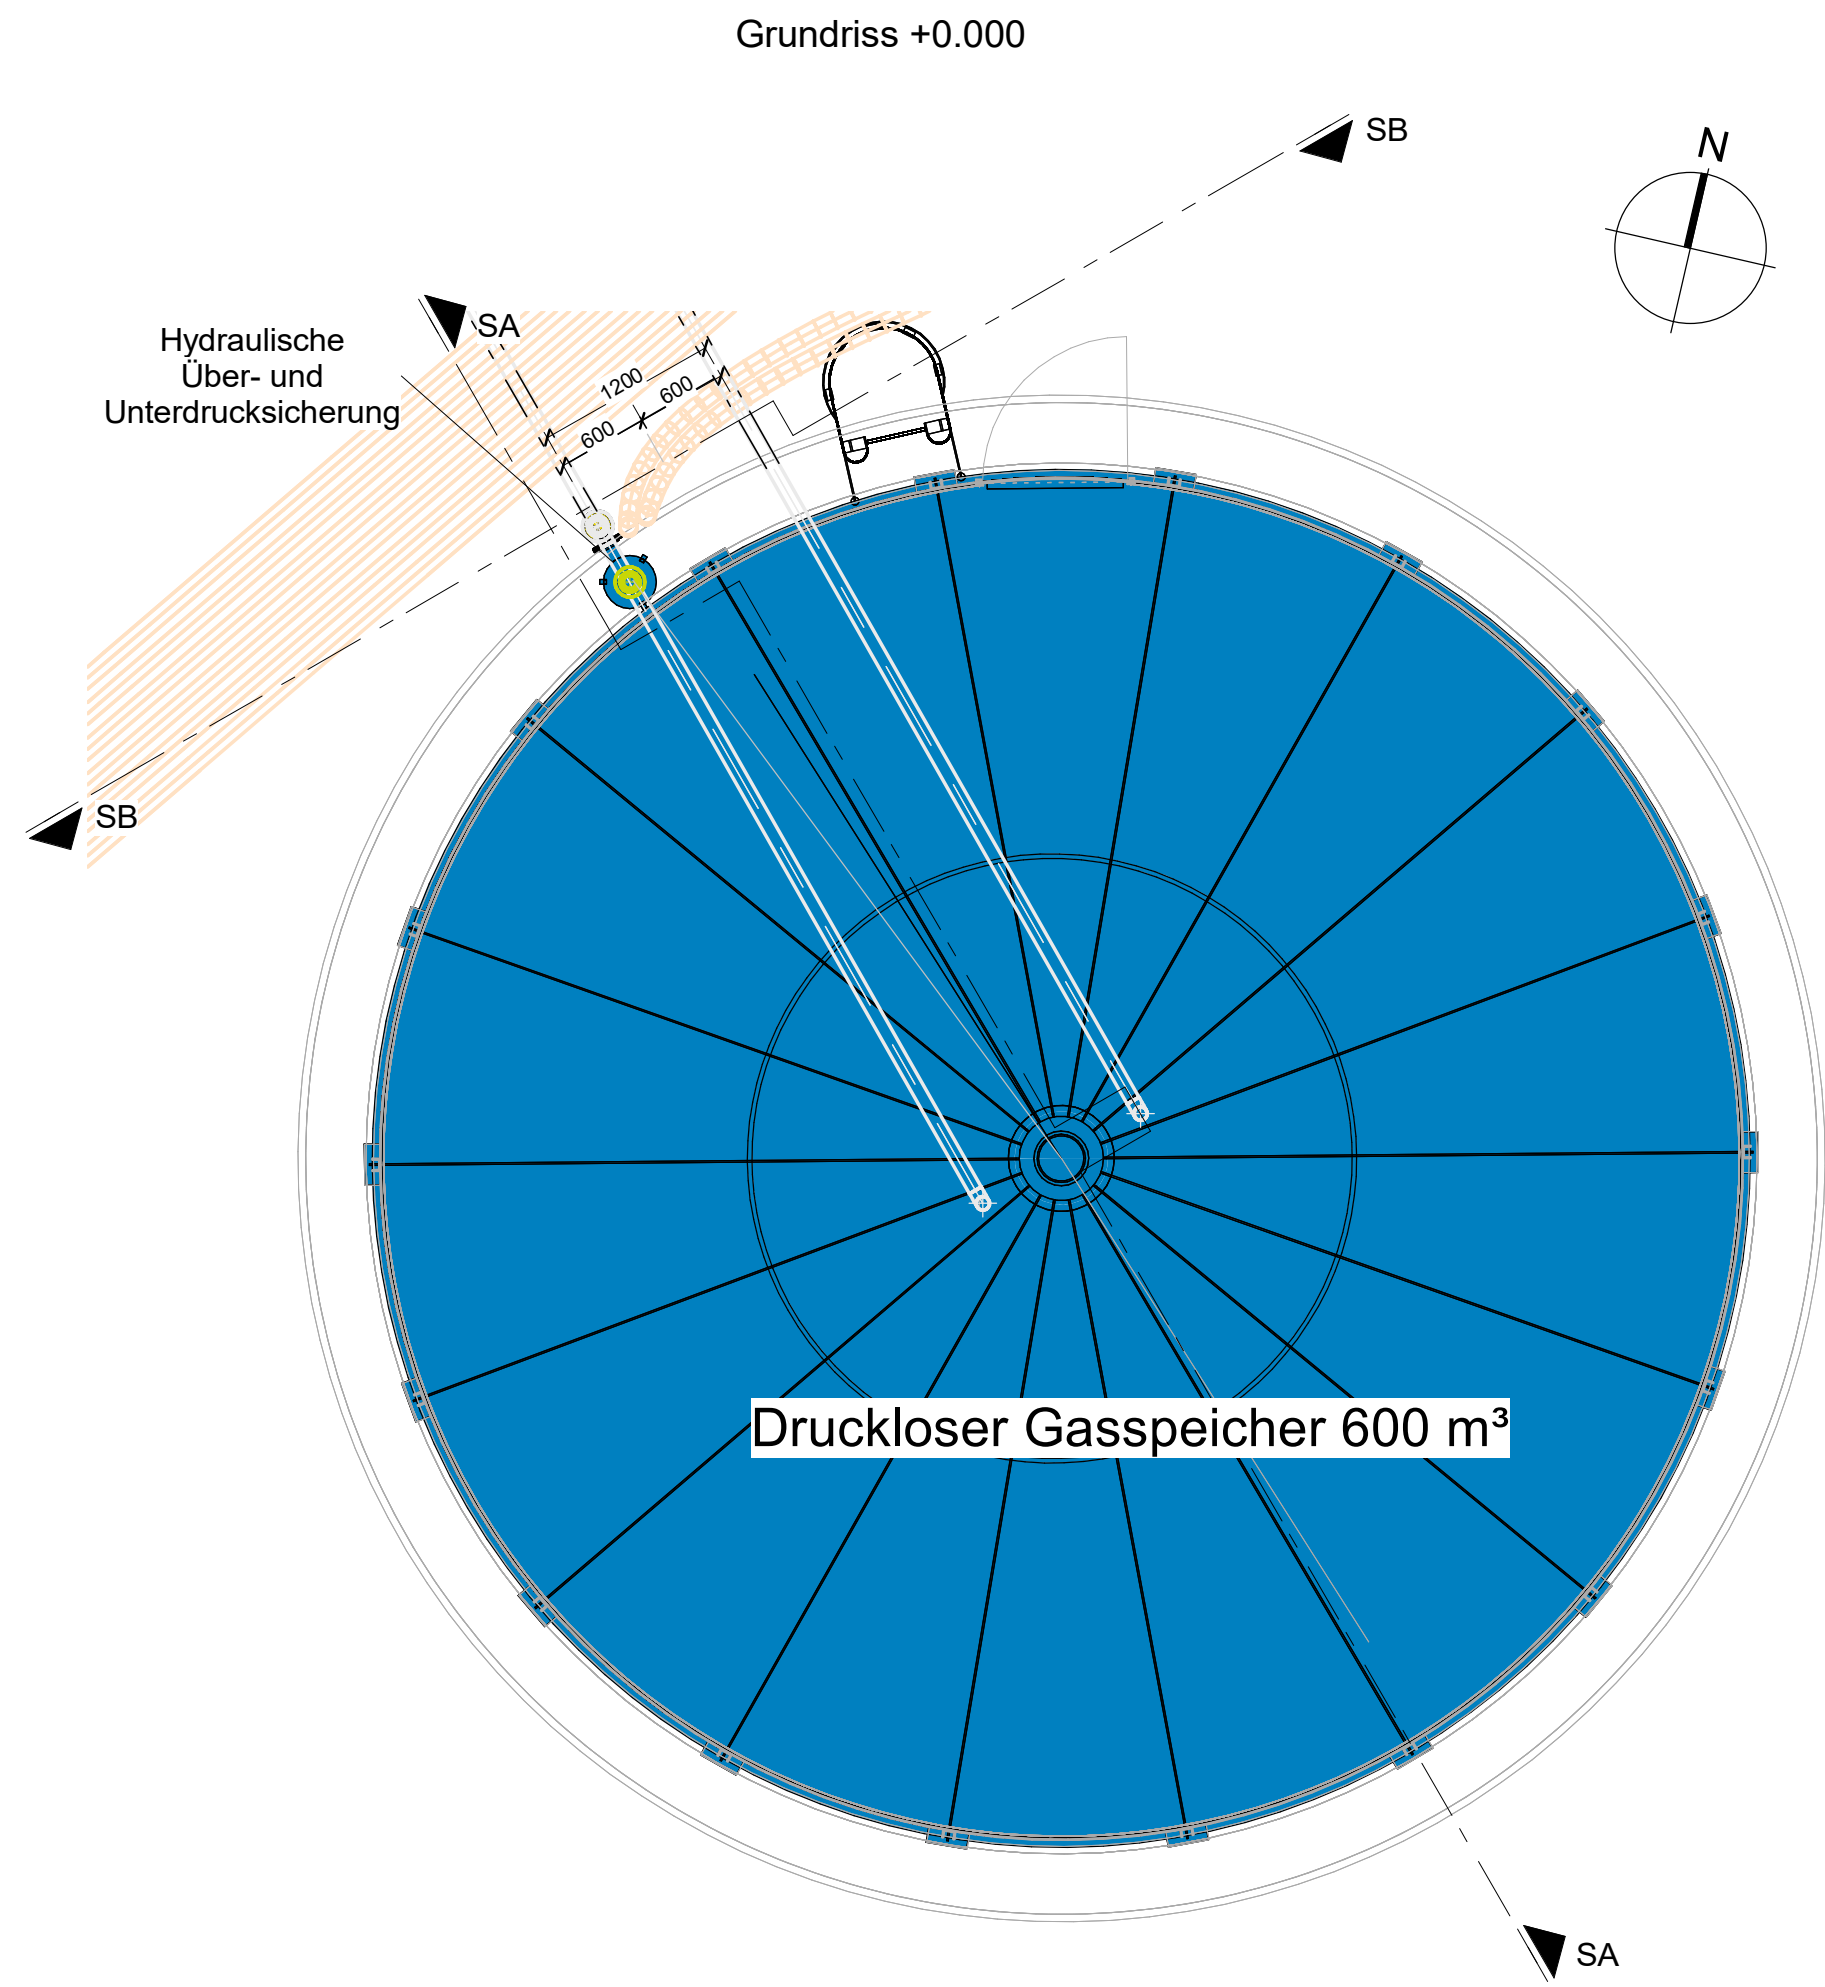

Übersicht ohne Maßstab

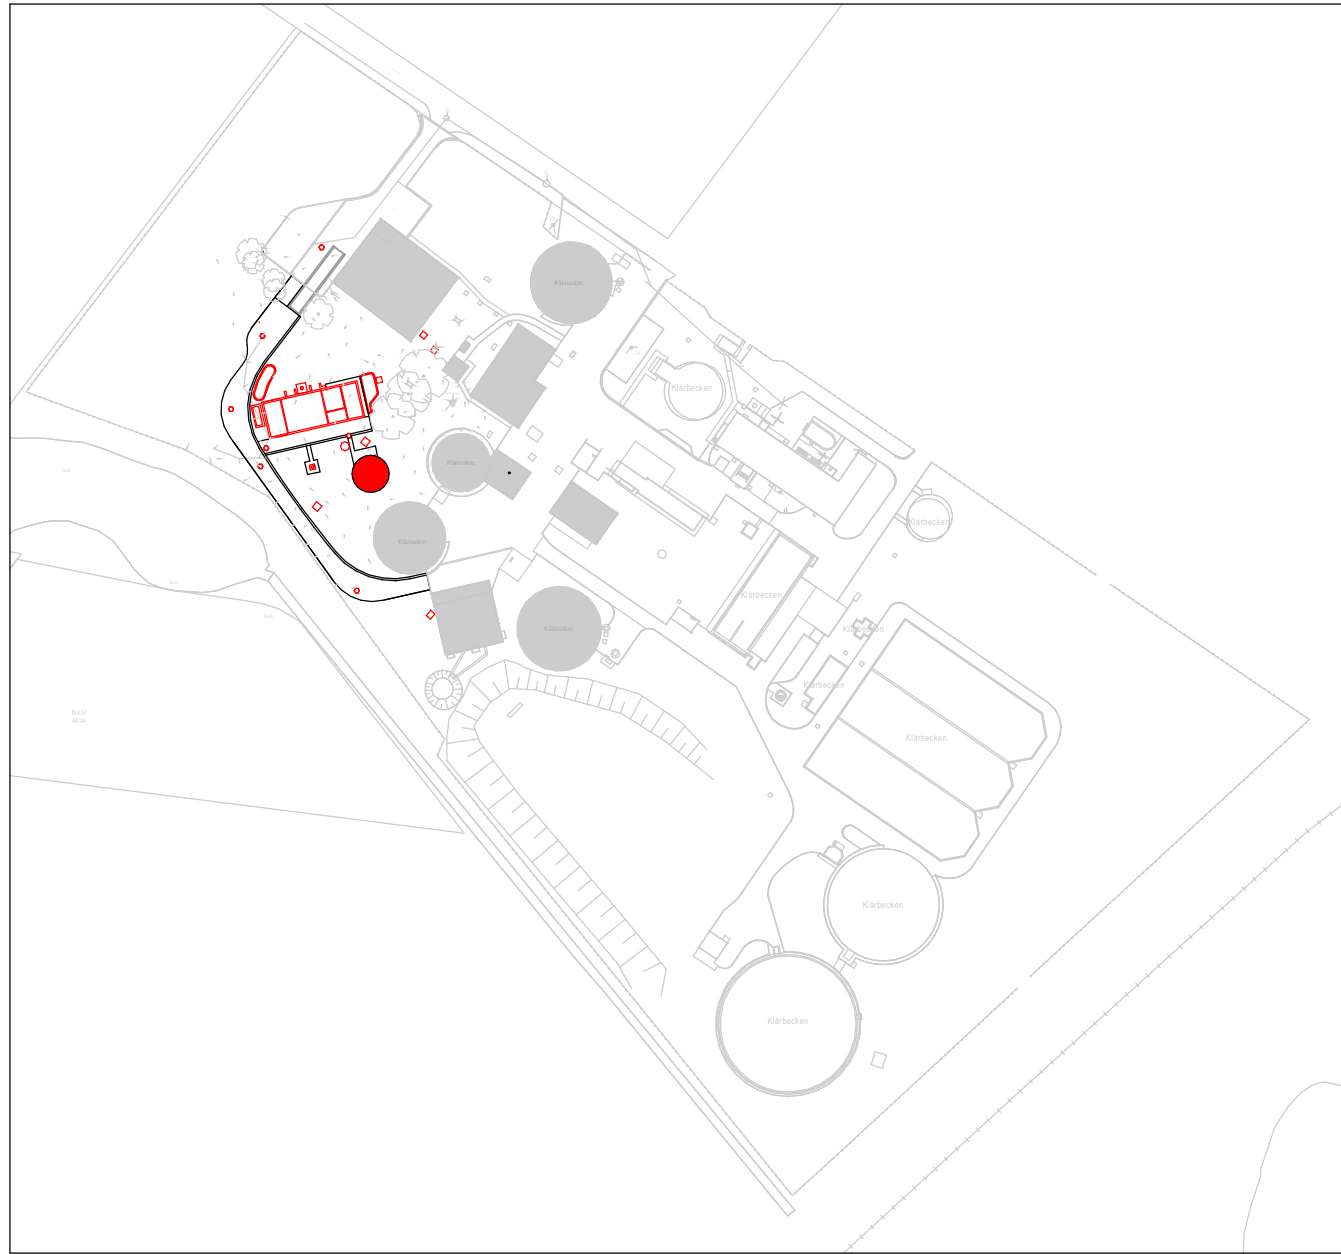

Verweis Index

Änderungshinweis
siehe Vermerk
aktueller Index

Alle Angaben und Maße sind am Bau zu prüfen!

± 0.00 OKFFB EG = +8.10 m NHN

Index	Änderung	gez. / bearb.	geprüft	Datum
-------	----------	---------------	---------	-------



Stadt Achim
Obenstraße 38
28832 Achim

Tel.: 04202 - 9160-0
Fax: 04202 - 9160-299

Projekt
Neubau Energiezentrum KA Achim

Darstellung
**Gasspeicher
Grundriss und Schnitte**

Leistungsphase
Ausführungsplanung



Dr. Born - Dr. Ermel GmbH
Achim
Finienweg 7 - 28832 Achim
Tel. (04202) 758-0
Fax (04202) 758-500
achim@born-ermel.de · www.born-ermel.de

Maßstab

1 : 50

gez.

24.11.2024

KY

bearb.

24.11.2024

WA

Freigabe

25.11.2024

BD

Datei: siehe linken Planrand

Originalgröße: (1031mm x 594mm)

Zeichnungs-Nr.

0876042-05-M-016