



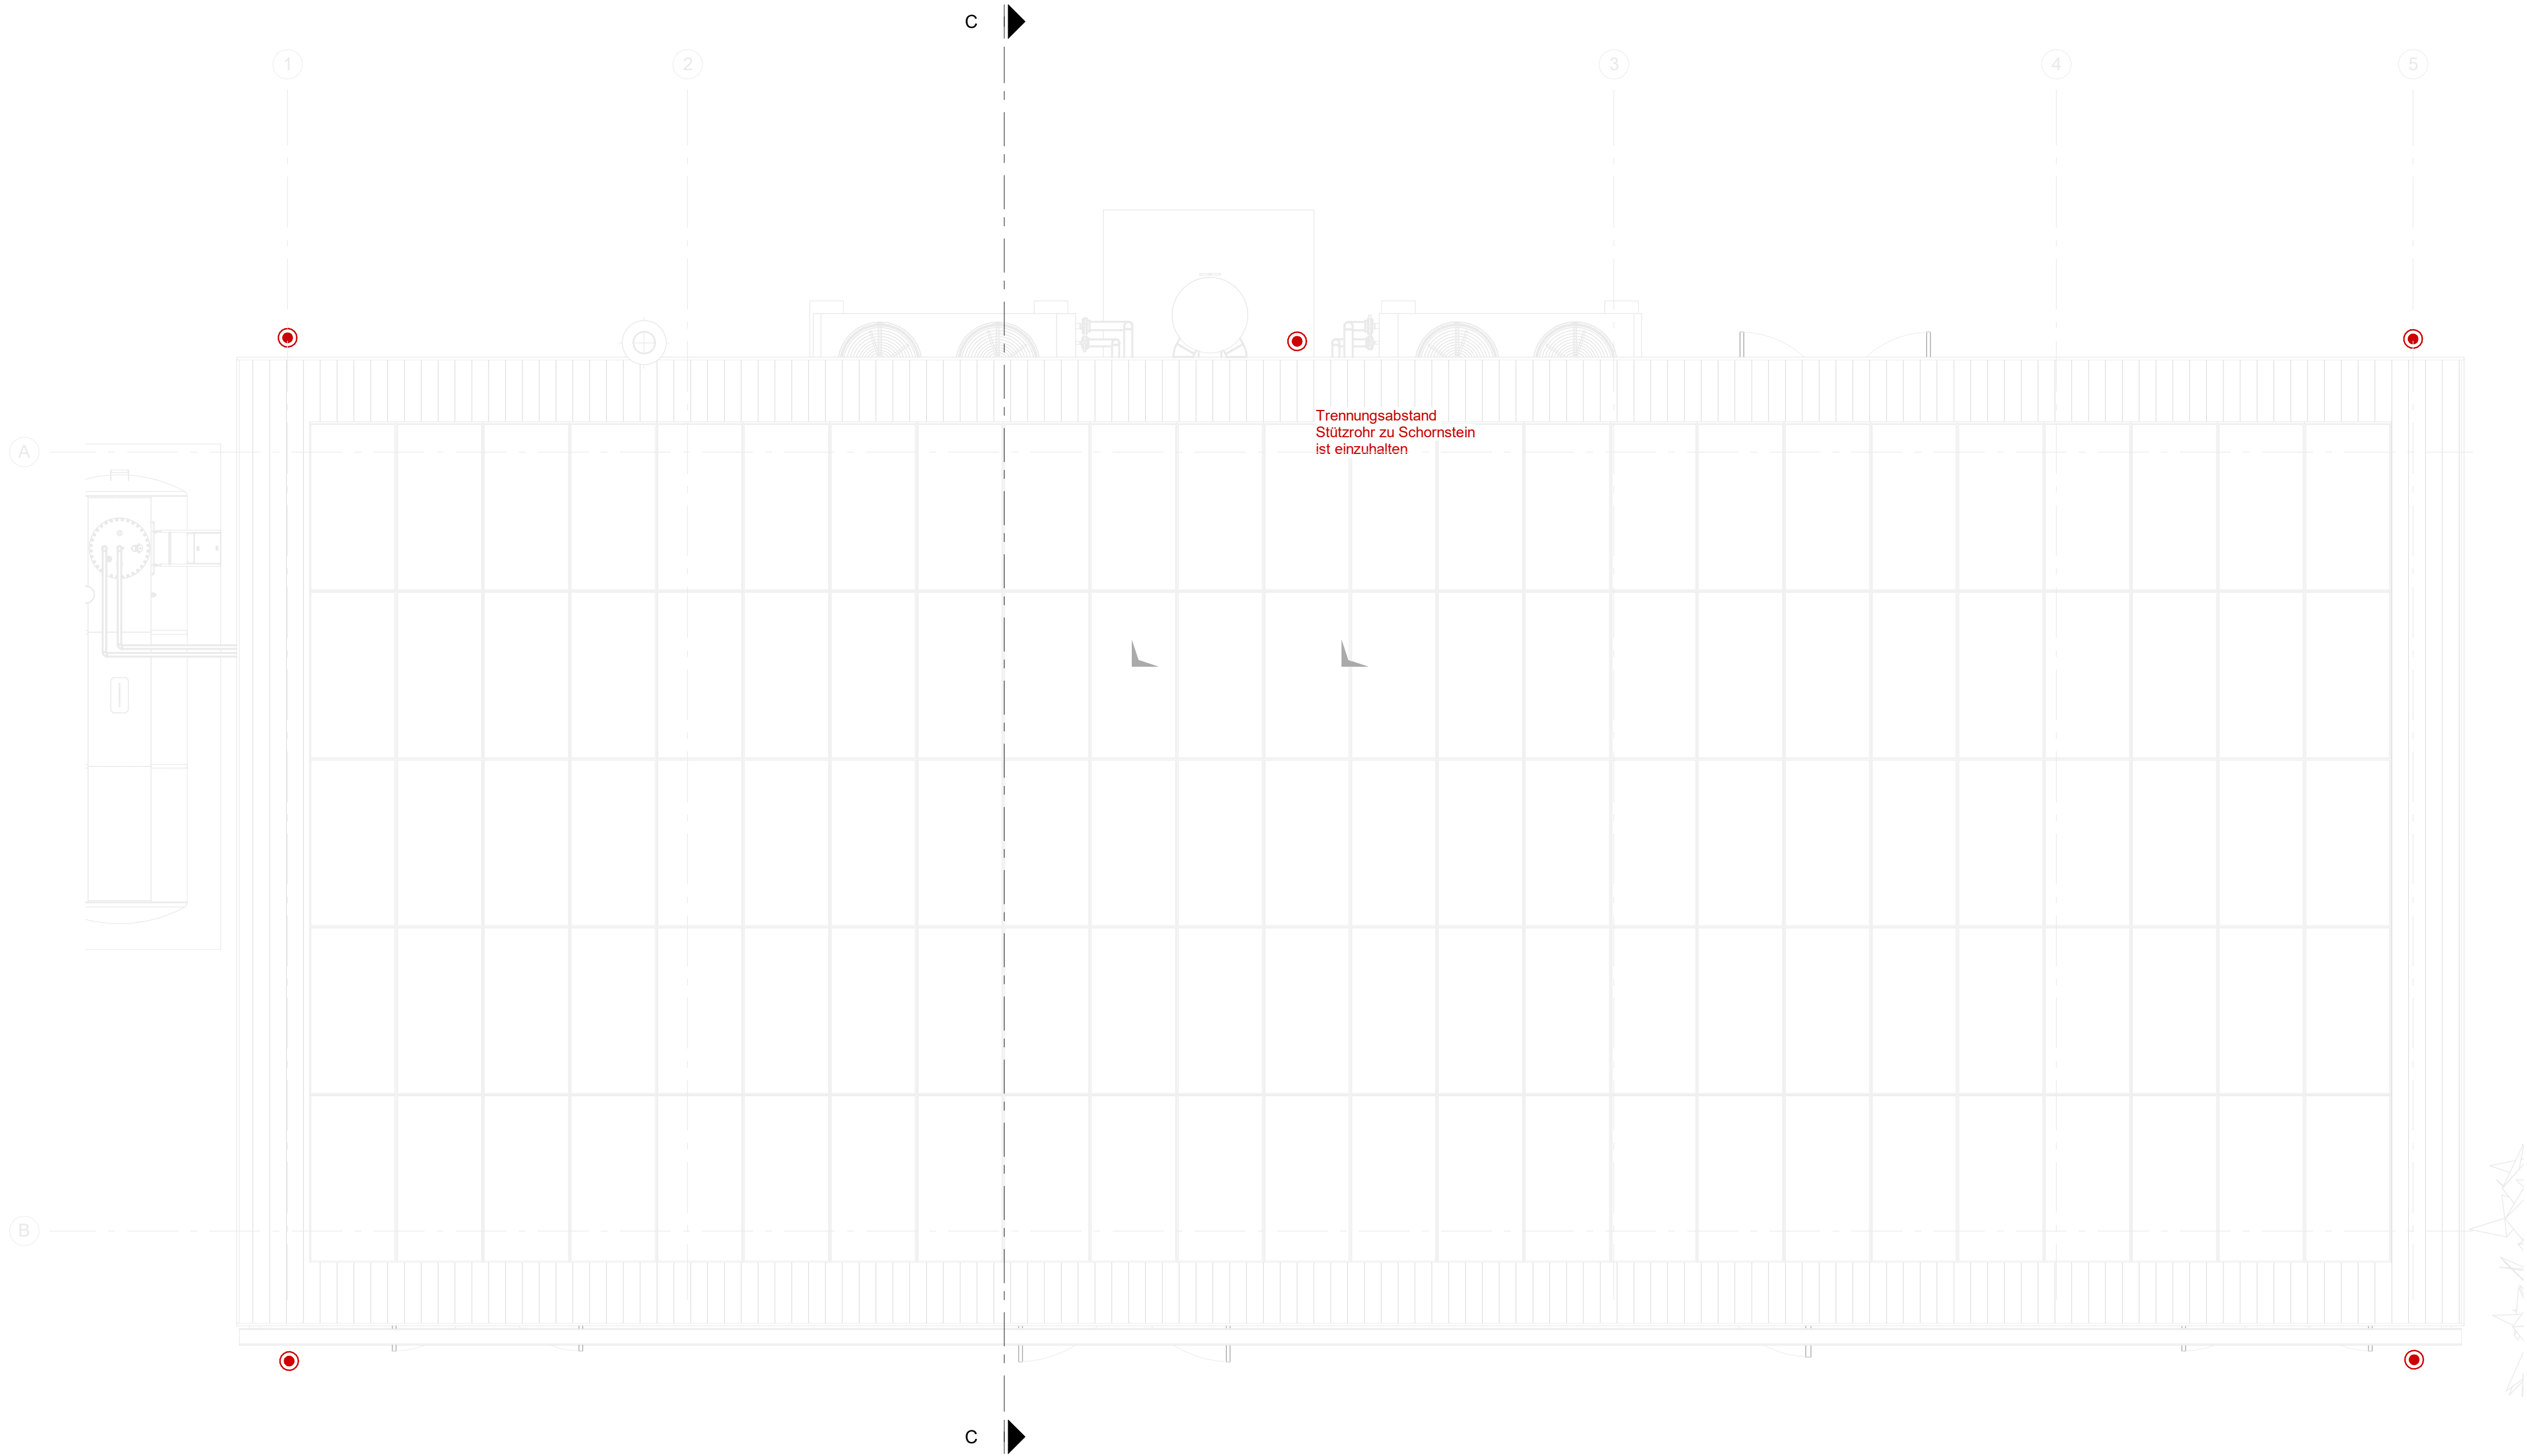

Grundriss Dach, Ebene + 7.10

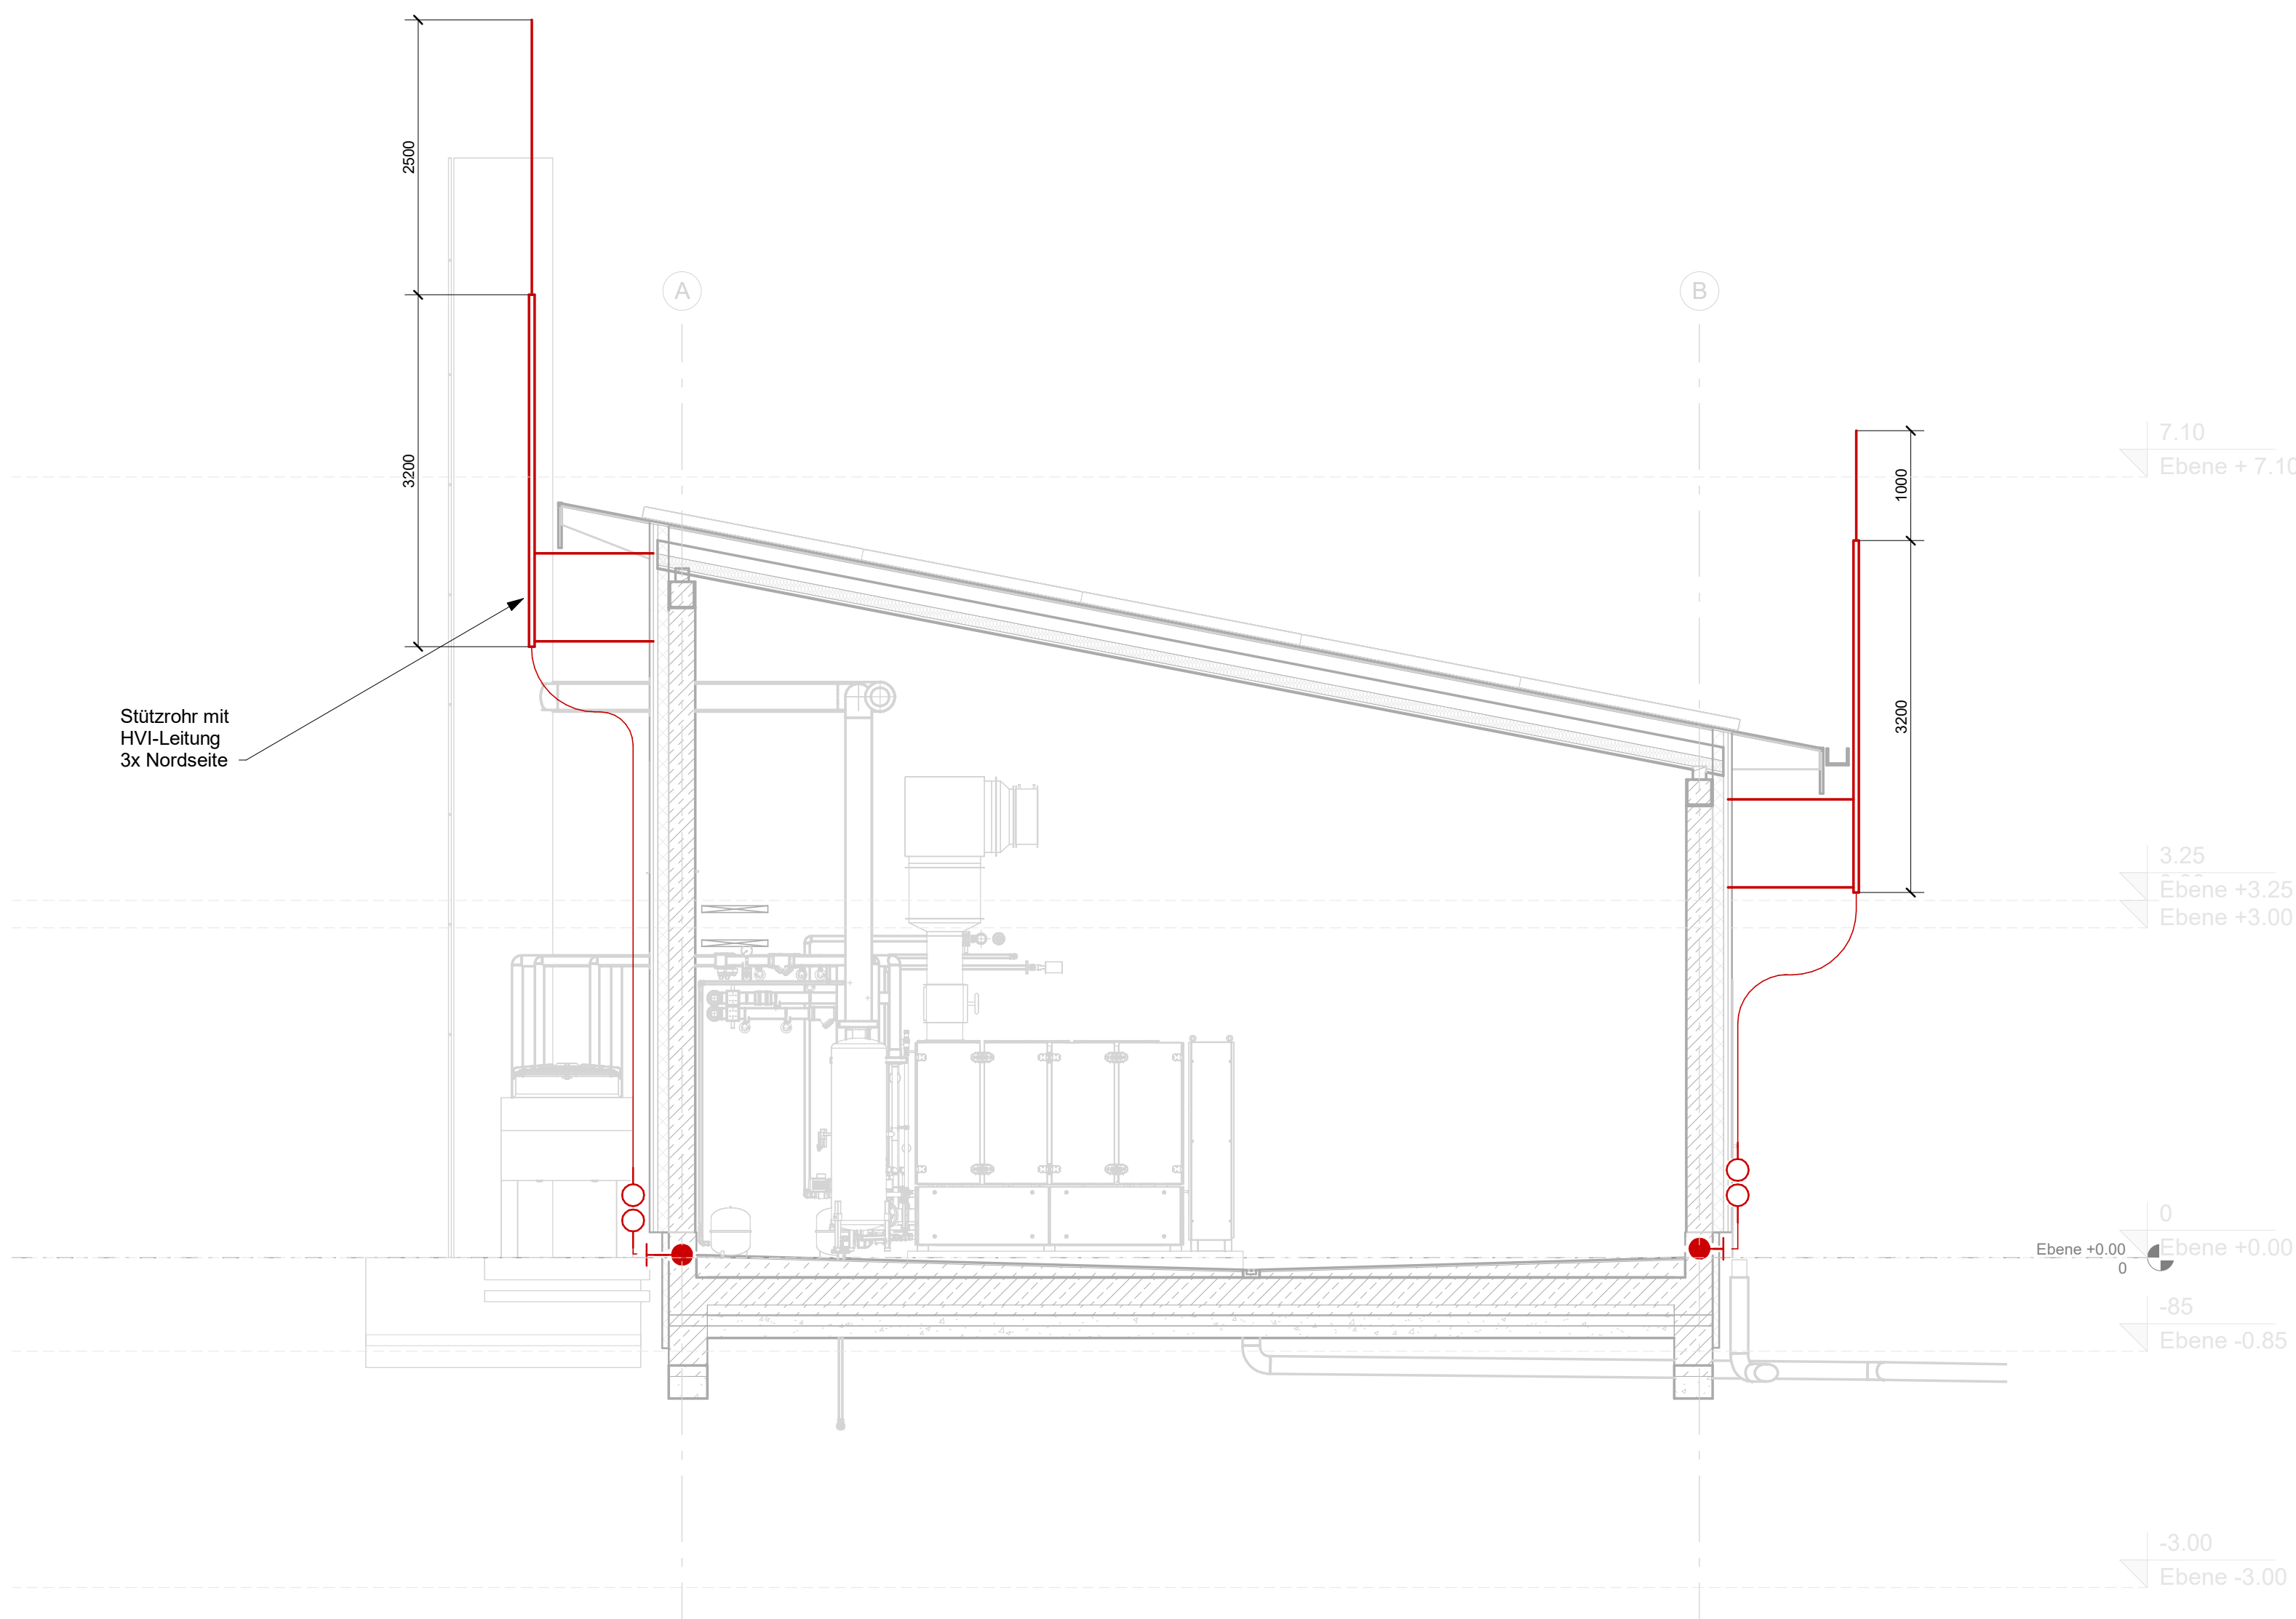

Schnitt C - C

Legende:

- Erdungsfestpunkt
- Stützrohr mit HVI-Leitung
- Trennstelle



Stadt Achim
Obenstraße 38
28832 Achim

Tel.: 04202 - 9160-0
Fax: 04202 - 9160-299

Projekt

Neubau Energiezentrum KA Achim

Darstellung

Blitzschutz Energiezentrum

Leistungsphase

Ausführungsplanung

Maßstab

1 : 50

Datum

Name

gez.	24.09.2024	VKALK
geprüft	18.10.2024	W.J.
Freigabe	28.11.2024	BD

Datei: siehe linken Planrand

Originalgröße: (1188mm x 841mm)

Zeichnungs-Nr.

876042-05-E-006

Dr. Born - Dr. Ermel GmbH
Achim
Friedenweg 7 · 28832 Achim
Tel. (04202) 758-0
Fax (04202) 758-500
achim@born-ermel.de · www.born-ermel.de